

MAPA DO CELÓW PROJEKTOWYCH

skala 1:500	sekcja: 7.126.10.24.3.4 7.126.10.24.4.3 7.125.10.04.1.2 7.125.10.04.1.4 7.125.10.04.2.1 7.125.10.04.2.3
woj. małopolskie m.Kraków 126102_9 0048 Krowodrza	
PRZEDMIOT AKTUALIZACJI Ul. Podłużna-Zakłiki z Mydlnik działka nr 263/1,264/1,271/5,344	
Układ współrz. "2000" Układ odniesienia wysokości Kronstadt "86"	

Poświadczam, że niniejszy dokument został opracowany w wyniku prac geodezyjnych i kartograficznych, których rezultaty zawiera opiewany techniczny spisany do ewidencji materiałów publicznego zasobu geodezyjnego i kartograficznego

Organ nadzoru państwowy zasobu geodezyjnego i kartograficznego
PREZYDENT MIASTA KRAKÓWA
P.1261.2017.3918
05 MAJ 2017
Irena Golek
Kierownik Wydziału Geodezji

Sytuacja zgodna z terenem na marzec 2017 r.


Nie wyklucza się istnienia w terenie innych nie wykazanych na niniejszej mapie urządzeń podziemnych, które nie były zgłoszone do inwentaryzacji

Granice działek przyjęto z numerycznej mapy ewidencji gruntów i budynków otrzymanej z GODGiK

Niniejsza mapa zawiera w swojej treści projektowane sieci uzbrojenia terenu uzgodnione w ZUDP

Niniejsza mapa została wykonana bez ustaleń dotyczących służebności gruntowych

Sporządził: mgr inż. Andrzej Baroła
Zem. Kraków, os. Dąbrowno 303b/1, 57/38
BODETA UPRAWNIONY NA PODSTAWIE ZAŚWIADCZENIA Nr 4836 z dn. 14.XI.1988r.
Wydany przez GUGiK Warszawa
L. p. Księżki Robót
Kraków, dnia 20.03.2017 r.

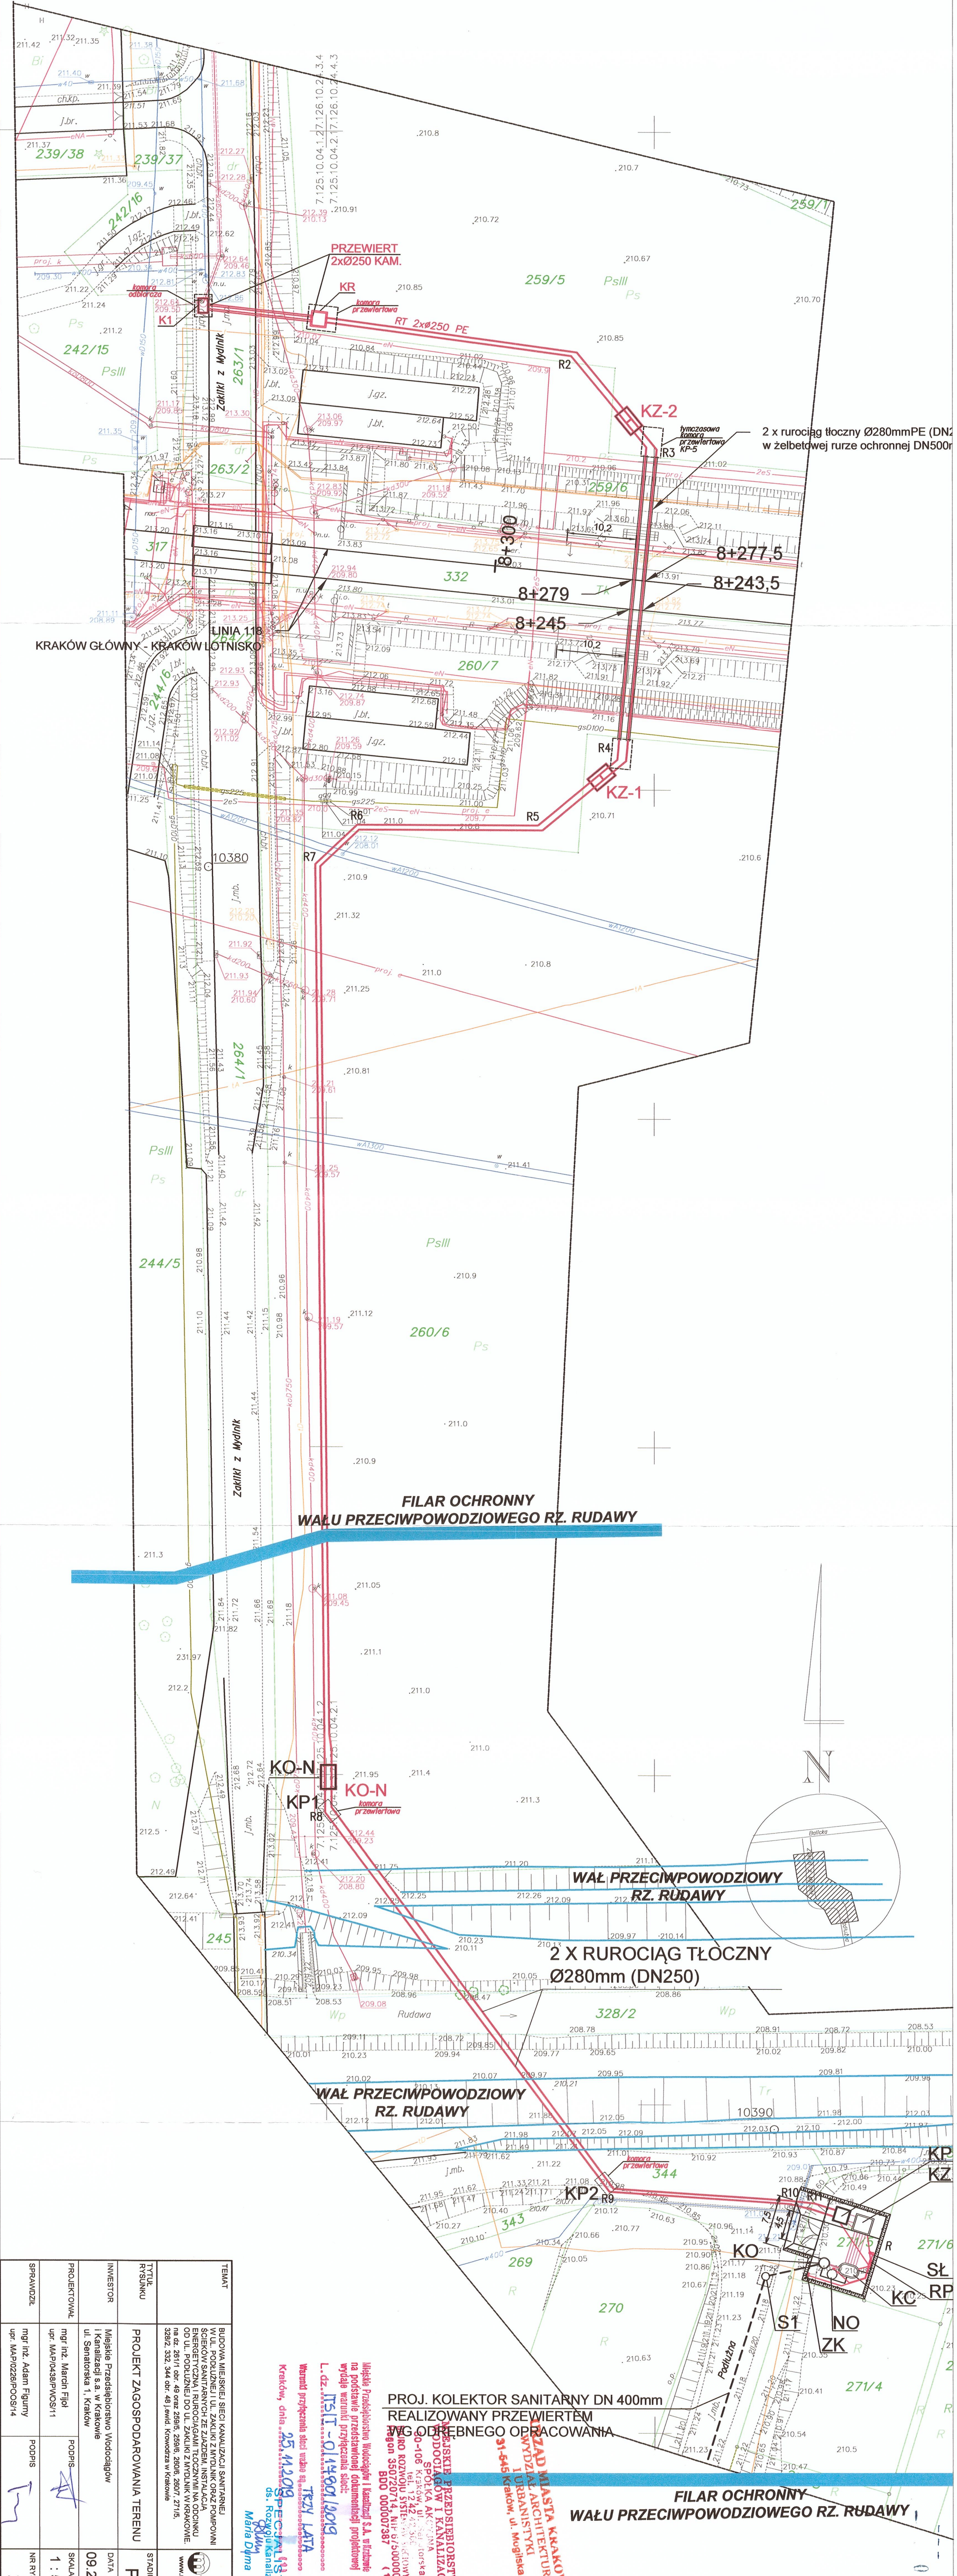


PROJEKTOWYK mgr inż. Marcin Fijał upr. MAP0488PWC0511	INWESTOR Miejskie Przedsiębiorstwo Wodociągów i Kanalizacji s.a. w Krakowie ul. Senatorska 1, Kraków	TYTUŁ PROJEKT ZAOSPODAROWANIA TERENU	STADIUM PB
SPRAWDZIŁ mgr inż. Adam Fijany upr. MAH0228PWC0514	PROJEKTOWYK mgr inż. Marcin Fijał upr. MAP0488PWC0511	DATA 09.2018	SKALA 1:500
PROJEKTOWYK mgr inż. Adam Fijany upr. MAH0228PWC0514	PROJEKTOWYK mgr inż. Marcin Fijał upr. MAP0488PWC0511	DATA 09.2018	SKALA 1:500
SPRAWDZIŁ mgr inż. Adam Fijany upr. MAH0228PWC0514	PROJEKTOWYK mgr inż. Marcin Fijał upr. MAP0488PWC0511	DATA 09.2018	SKALA 1:500

PROJ. KOLEKTOR SANITARNY DN 400mm
REALIZOWANY PRZEWIERTEM
WYG. ODBIENNEGO OPRACOWANIA

BIURO PRZEDSIĘBIORSTWA
PROJEKTOWY I KANALIZACJI
SPÓŁKA AKCYJNA
ul. Krakowska 42, 31-106 Kraków
REGON 141814814
NIP 67-50000055
BDO 000007387 (19)




Wzrost przeliczenia sieci wzdłuż rz. Rudawy
Kraków, dnia 25.11.2018
ds. Rozwiązanie
Marta Duma


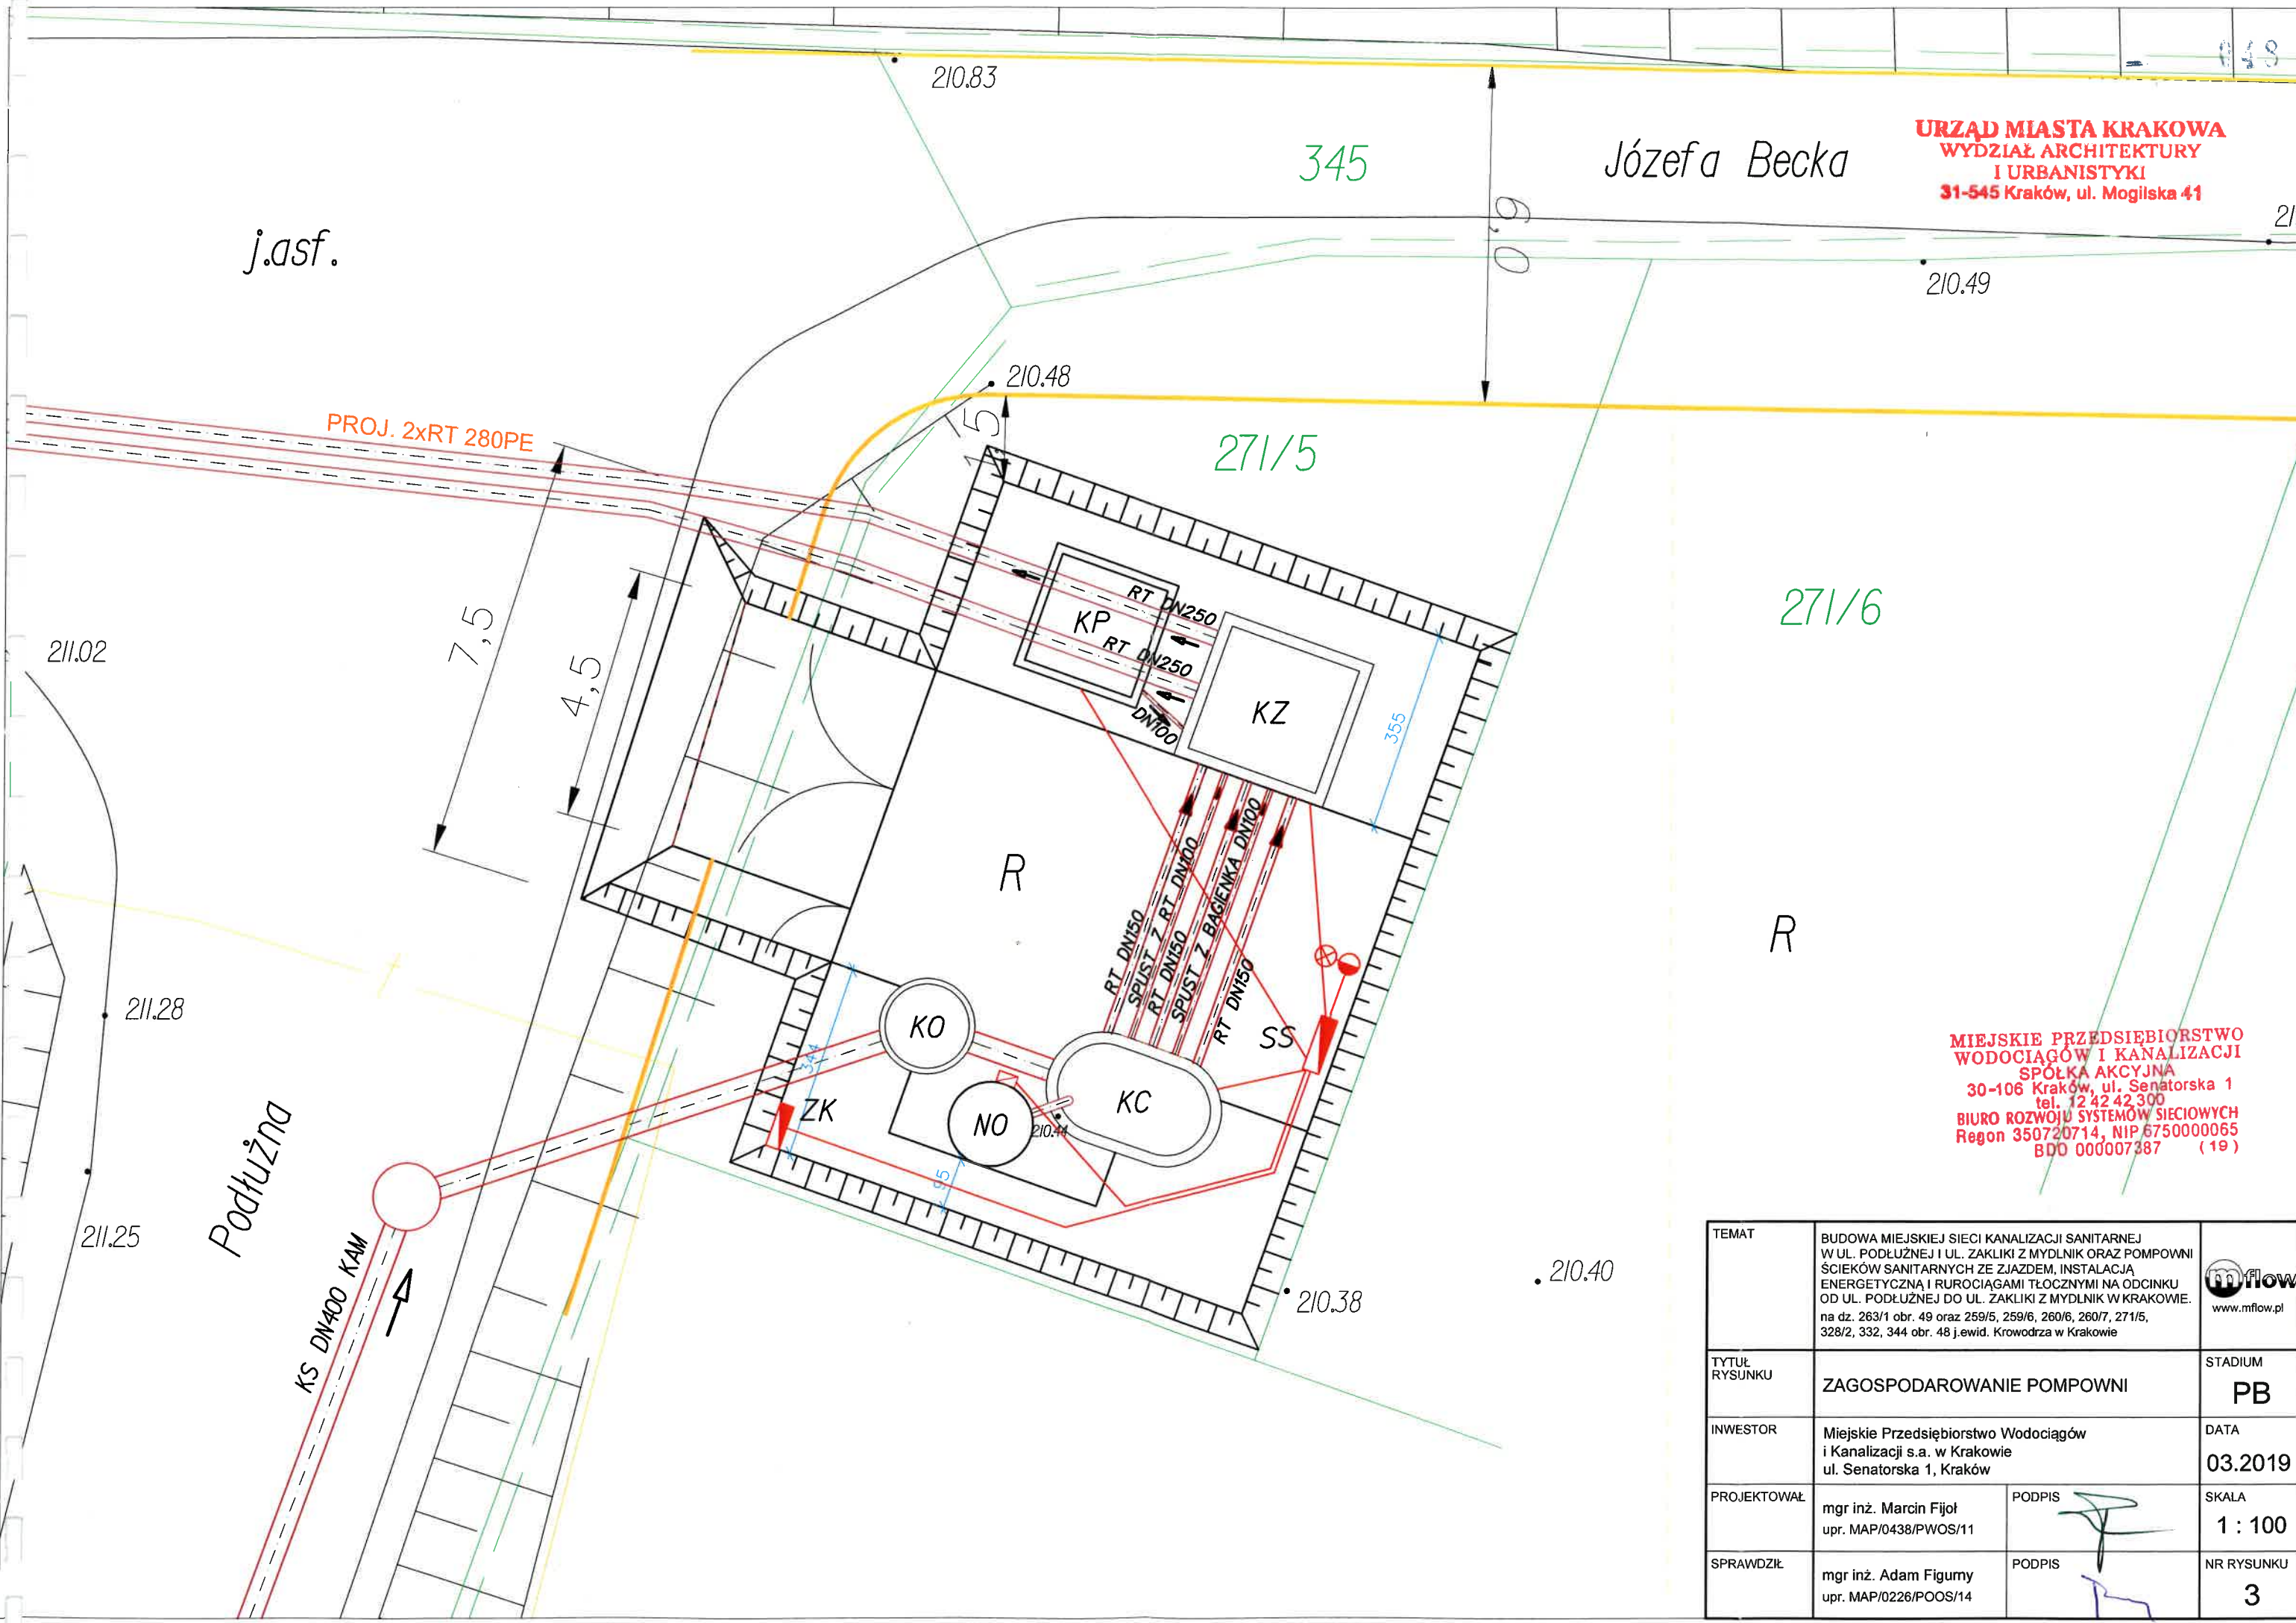
FILAR OCHRONNY
WAŁU PRZECIWPOWODZIOWEGO RZ. RUDAWY



URZĄD MIASTA KRAKOWA
WYDZIAŁ ARCHITEKTURY
I URBANISTYKI
 31-545 Kraków, ul. Mogilska 41

MIEJSKIE PRZEDSIĘBIORSTWO
WODOCIĄGÓW I KANALIZACJI
 SPÓŁKA AKCYJNA
 30-106 Kraków, ul. Senatorska 1
 tel. 12 42 42 300
BIURO ROZWOJU SYSTEMÓW SIECIOWYCH
 Regon 350720714, NIP 6750000065
 BDO 000007387 (19)


TEMAT	BUDOWA MIEJSKIEJ SIECI KANALIZACJI SANITARNEJ W UL. PODŁUŻNEJ I UL. ZAKLIKI Z MYDLNIK ORAZ POMPOWNI ŚCIEKÓW SANITARNYCH ZE ZJAZDEM, INSTALACJĄ ENERGETYCZNĄ I RUROCIĄGAMI TŁOCZNYMI NA ODCINKU OD UL. PODŁUŻNEJ DO UL. ZAKLIKI Z MYDLNIK W KRAKOWIE. na dz. 263/1 obr. 49 oraz 259/5, 259/6, 260/6, 260/7, 271/5, 328/2, 332, 344 obr. 48 j.ewid. Krowodrza w Krakowie	 www.mflow.pl
TYTUŁ RYSUNKU	ZAGOSPODAROWANIE POMPOWNI	STADIUM PB
INWESTOR	Miejskie Przedsiębiorstwo Wodociągów i Kanalizacji s.a. w Krakowie ul. Senatorska 1, Kraków	DATA 03.2019
PROJEKTOWAŁ	mgr inż. Marcin Fijoł upr. MAP/0438/PWOS/11	PODPIS 
SPRAWDZIŁ	mgr inż. Adam Figury upr. MAP/0226/POOS/14	PODPIS 
		SKALA 1 : 100
		NR RYSUNKU 3

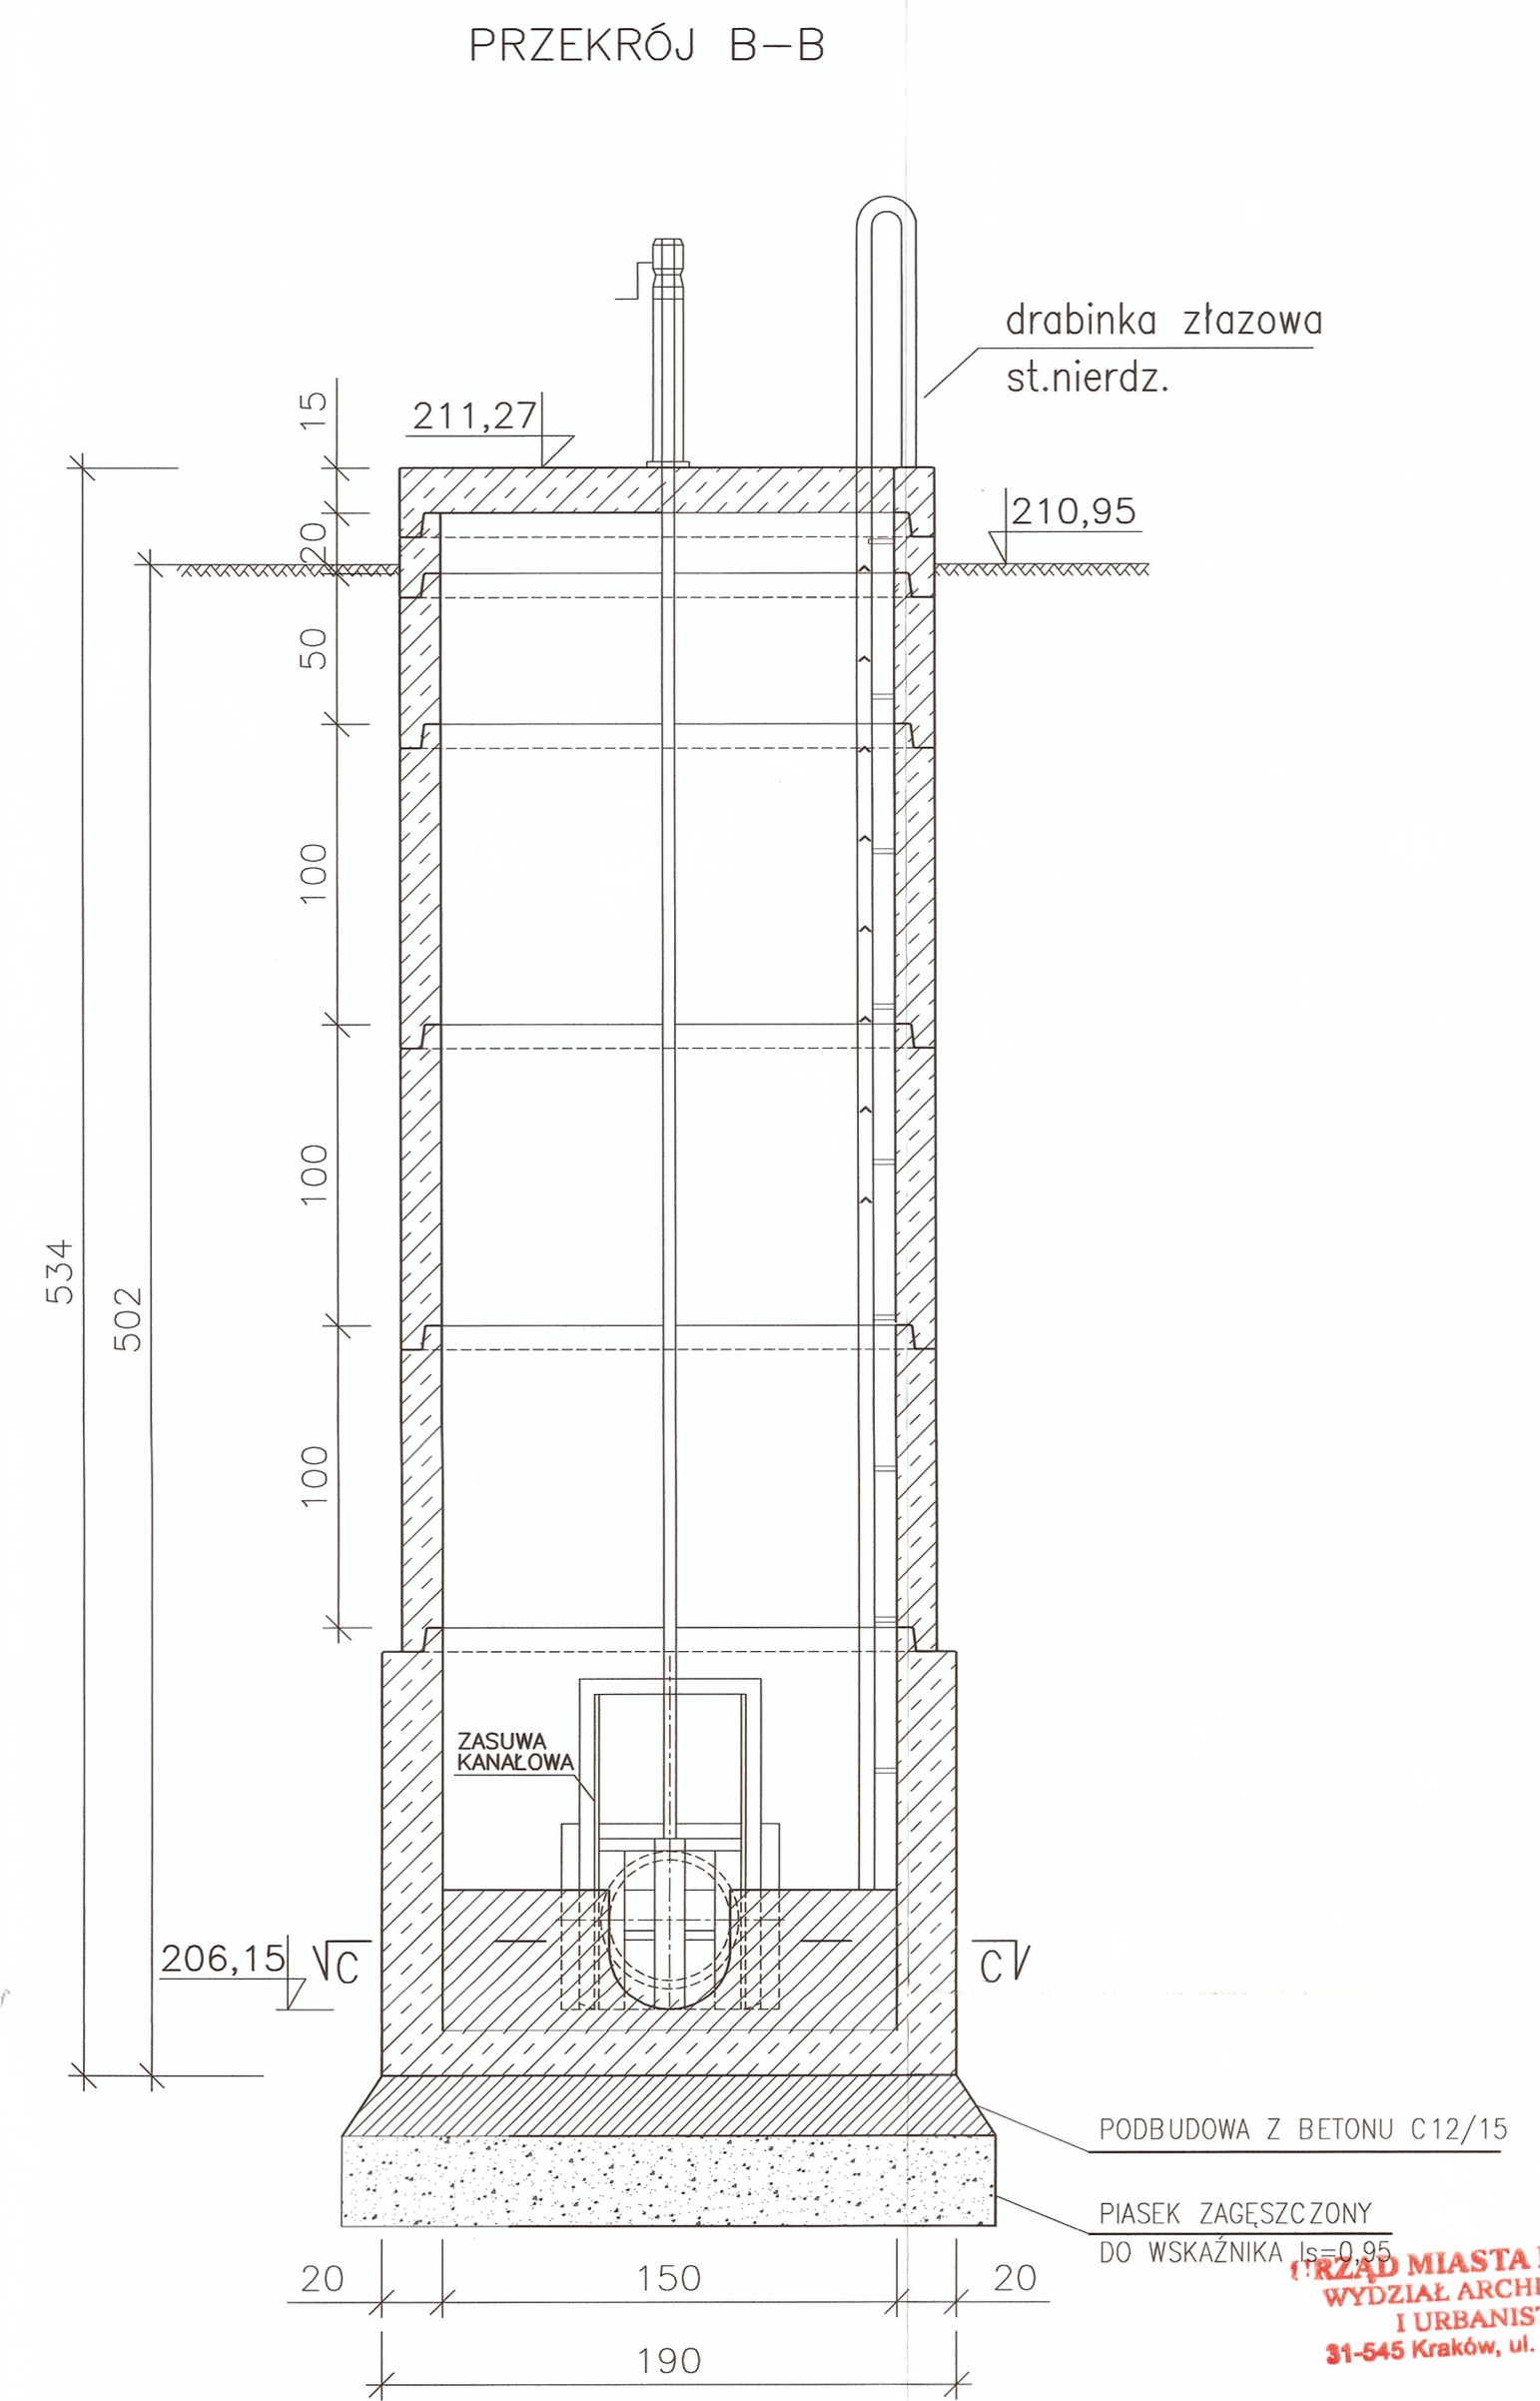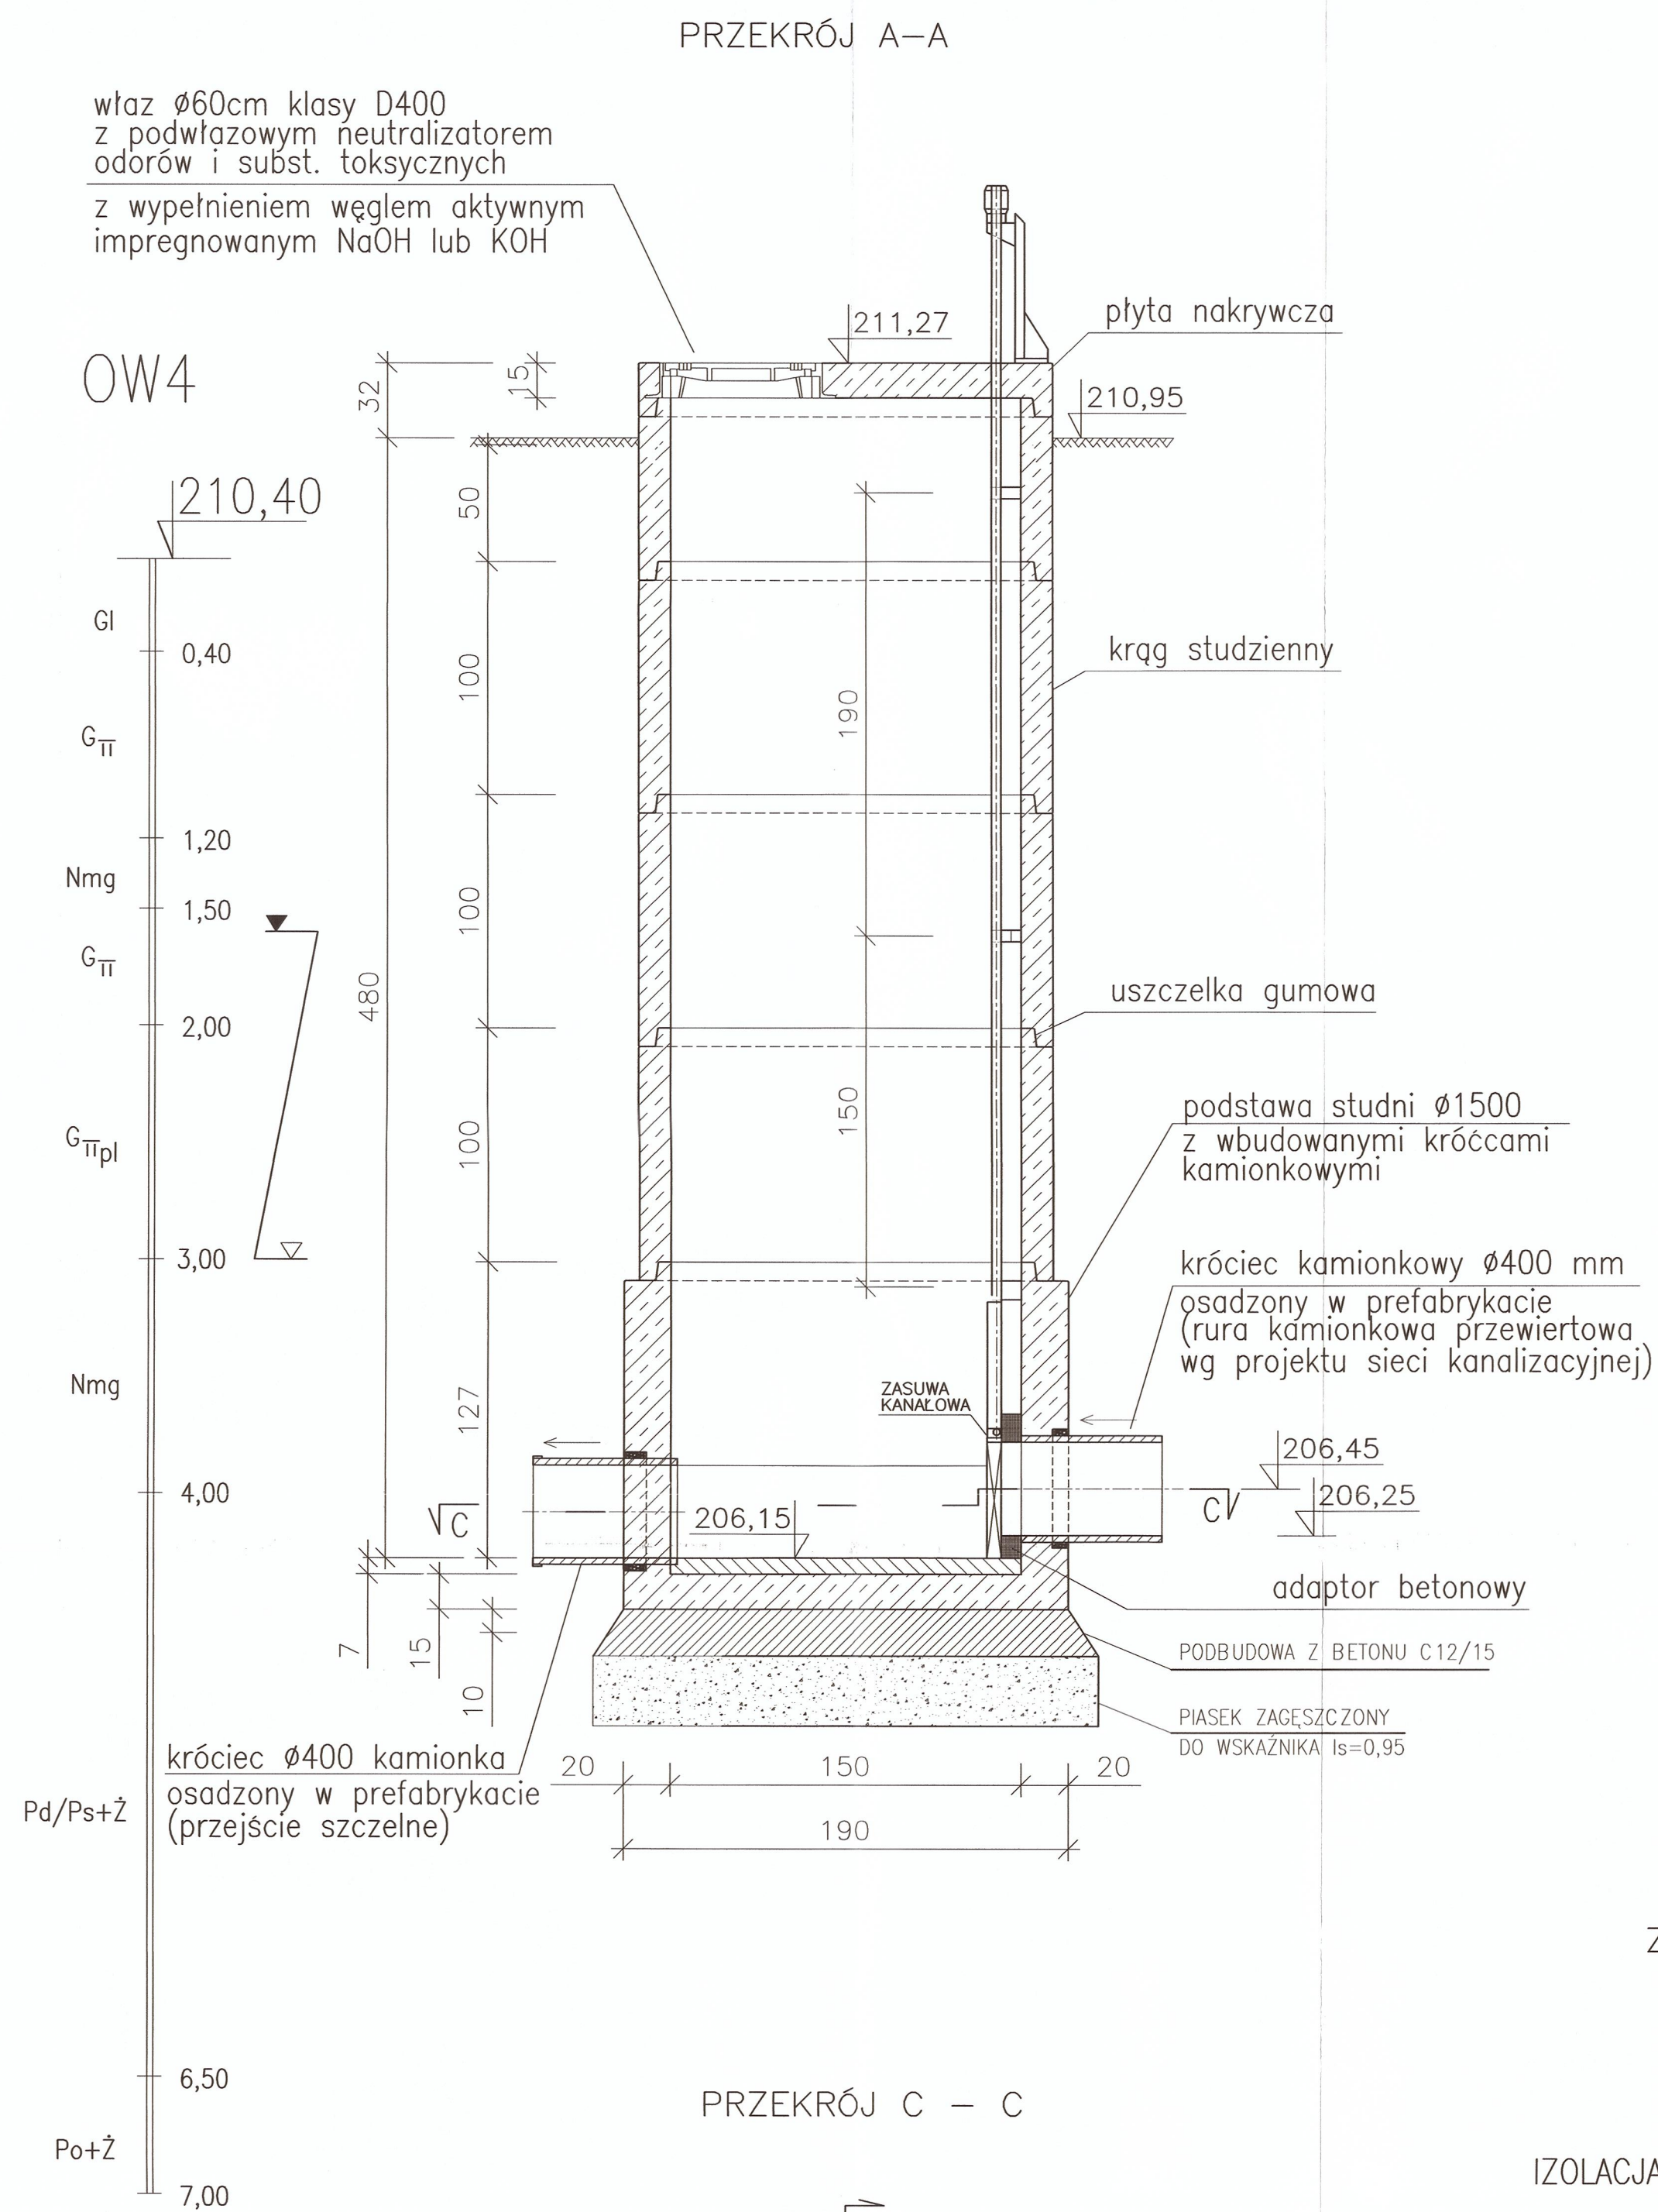

URZĄD MIASTA KRAKOWA
WYDZIAŁ ARCHITEKTURY
I URBANISTYKI
31-545 Kraków, ul. Mogińska 41

ZK – zasufa kanałowa firmy VAG z adaptorem dla studni kołowych; wykonanie w stali nierdzewnej (stal 1.4301) dla zasufy przewidziano napęd ręczny

PRZEKRÓJ C - C

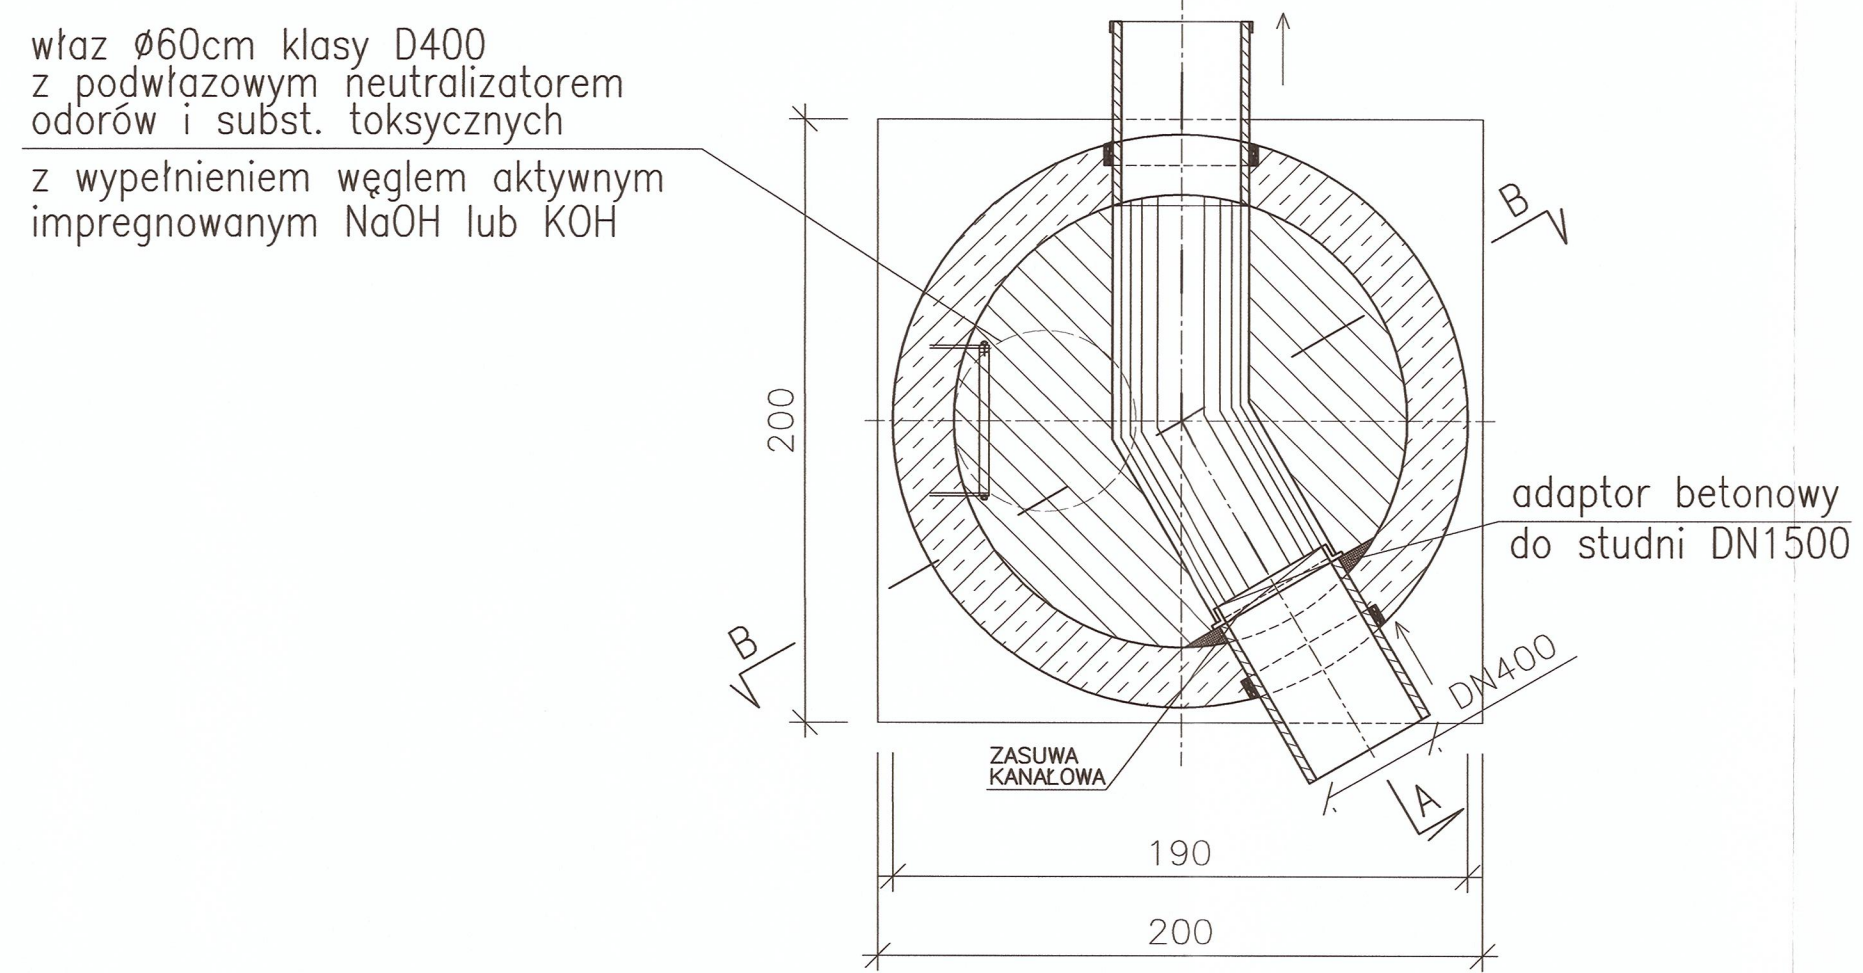

IZOLACJA:

- Przy zastosowaniu studzienek o parametrach:
- beton C35/45 (z dodatkiem cementu HSR)
 - wodoszczelność W12
 - nasiąkliwość do 5%
 - mrozoodporność XF4
 - odporność chemiczna XA3
- nie jest wymagane stosowanie izolacji pionowej

UWAGA:

- Komora musi spełniać wymogi normy szczelności PN-92/B-10735 pkt. 6.11-6.12
- Właz żeliwny pomalować na kolor czarny oraz wyposażyć w zamknięcie i zabezpieczenie przed kradzieżą

MIEJSKIE PRZEDSIĘBIORSTWO WODOCIĄGÓW I KANALIZACJI SPÓŁKA AKCYJNA
30-106 Kraków, ul. Senatorska 1
tel. 12 42 42 300
BIURO ROZWOJU SYSTEMÓW SIECIOWYCH
Regon 350720714, NIP 675000085
BDO 00007387 (19)

TEMAT	BUDOWA MIEJSKIEJ SIECI KANALIZACJI SANITARNEJ W UL. PODLUŻNEJ I UL. ZAKŁIKI Z MYDLNIK ORAZ POMPOWNI ŚCIEKÓW SANITARNYCH ZE ZJAZDEM, INSTALACJA ENERGETYCZNA I RUROCIĄGAMI TŁOCZNYMI NA ODCINKU OD UL. PODLUŻNEJ DO UL. ZAKŁIKI Z MYDLNIK W KRAKOWIE, na dz. 263/1 obr. 49 oraz 259/5, 259/6, 260/6, 260/7, 271/5, 328/2, 332, 344 obr. 48 J.ewid. Krowodrza w Krakowie	
TYTUŁ RYSUNKU	KOMORA ODCINAJĄCA POMPOWNI	STADIUM PB
INWESTOR	Miejskie Przedsiębiorstwo Wodociągów i Kanalizacji s.a. w Krakowie ul. Senatorska 1, Kraków	DATA 03.2019
PROJEKTOWAŁ	mgr inż. Marcin Fijoł upr. MAP/0438/PWOS/11	PODPIS
SPRAWDZIŁ	mgr inż. Adam Figury upr. MAP/0226/POOS/14	PODPIS
		SKALA 1 : 25
		NR RYSUNKU 4