


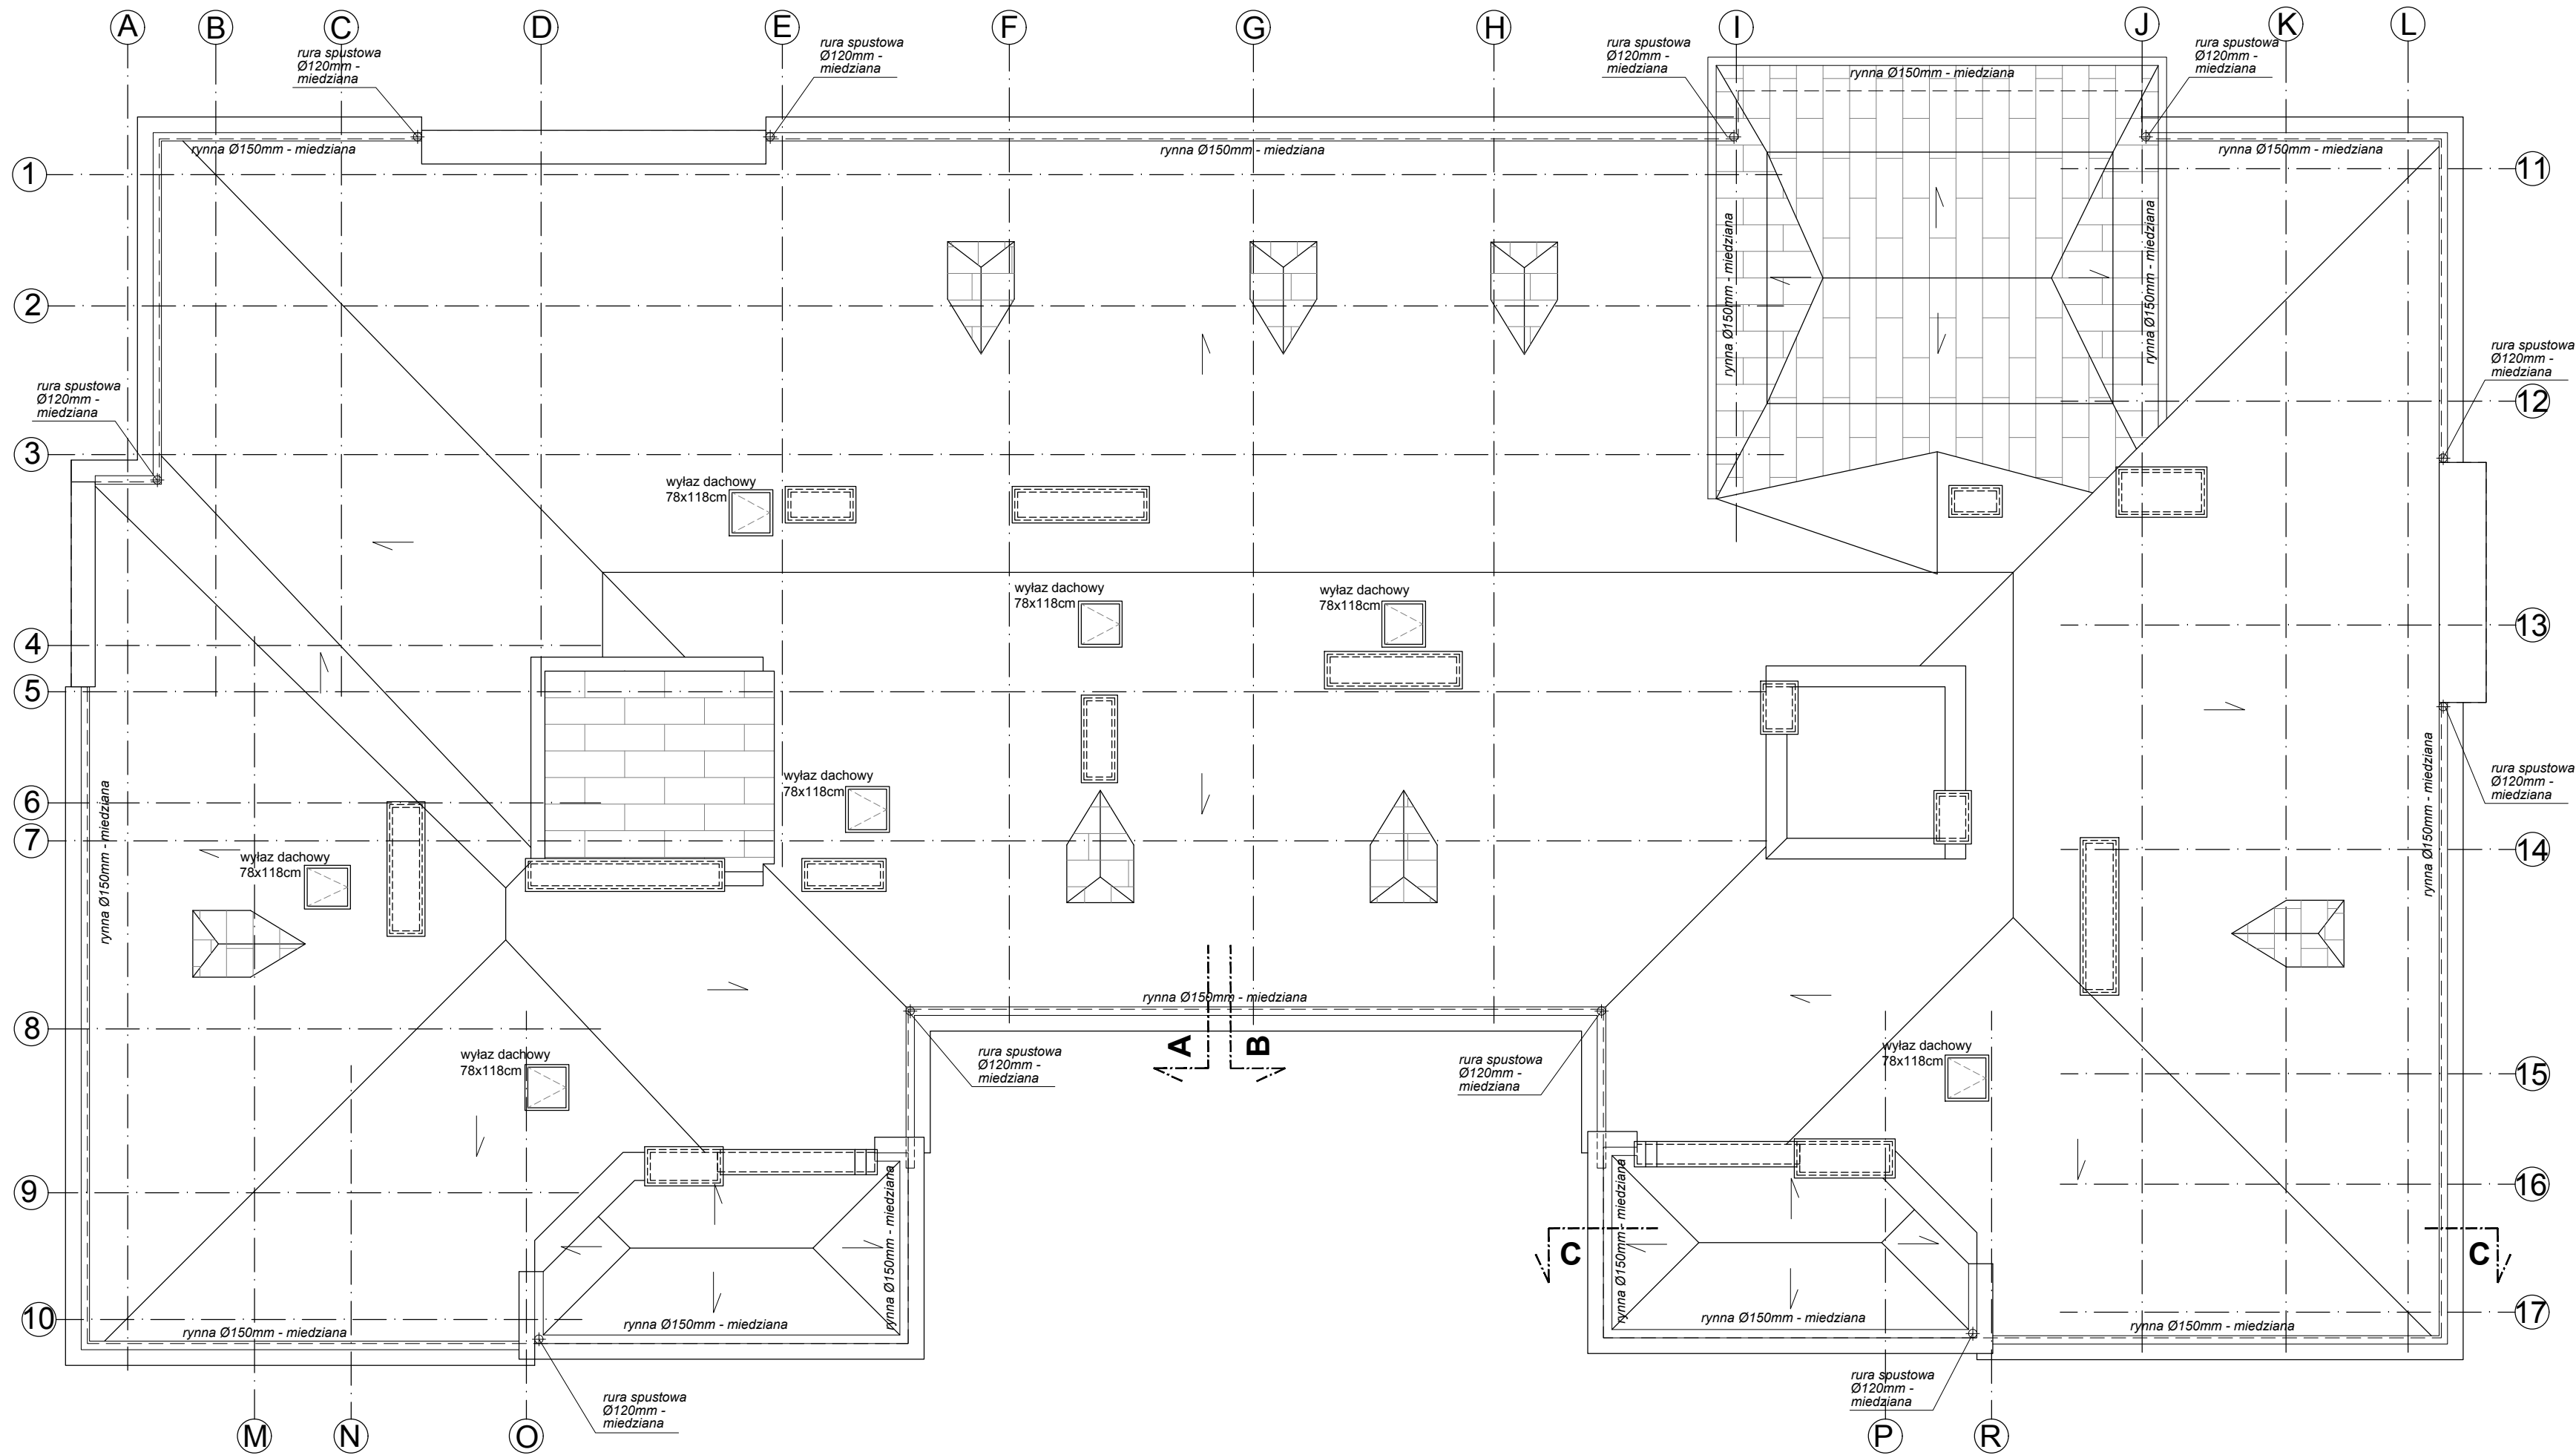

PRACOWNIA Architektoniczna 31-043 Kraków, Płac Dominikański 1/5a dr inż. arch. Joanna Kolodziej mgr inż. arch. Marcin Kolodziej	INWESTOR: WODOCIĄGI MIASTA KRAKÓW S.A. UL. SENATORSKA 1, 30-106 KRAKÓW		NR RYSUNKU: I - 3
	OBJEKT: BUDYNEK MIEJSKIEGO PRZEDSIĘBIORSTWA WODOCIĄGÓW I KANALIZACJI S.A., 30-106 KRAKÓW UL. SENATORSKA 1, DZ. NR 178/12 OBR. 14, KROWODRZA		
	REMONT WIEŻY DACHU I POKRYCIA W BUDYNKU WODOCIĄGÓW MIASTA KRAKÓW, 30-106 KRAKÓW UL. SENATORSKA 1, DZ. NR 178/12 OBR. 14, KROWODRZA		
	PROJEKTANT: dr inż. arch. Joanna Kolodziej UPB 306/2000	SPRAWDZAJĄCY: mgr inż. arch. Marcin Kolodziej UPB SW - 6/2003	
OPRACOWAŁ: mgr inż. arch. Jacek Serczyk			
TYTUŁ RYSUNKU: RZUT DACHU		SKALA: 1:100	DATA: 03.2021