



DOKUMENTACJA PROJEKTOWA

Temat: WODOCIĄG DLA MIASTA KRAKOWA

Obiekt: Budowa hydroforni „Jasnogórska” (dawniej „Tonie 2”) przy ul. Jasnogórskiej w Krakowie na działce nr 579 obr. 33 jedn. ewid. Krowodrza wraz z zjazdem z ul. Jasnogórskiej, wewnętrznym placem manewrowym, ogrodzeniem i infrastrukturą techniczną tj. budową odcinków sieci wodociągowej, instalacji kanalizacji sanitarnej, instalacji elektrycznych i AKPiA oraz linii kablowej 0,4kV zasilającej przedmiotową hydrofornię

 
Branża: Ogrodzenie – Tom V

Stadium: Projekt techniczny

Kategoria obiektu budowlanego: XXVI, XXX

Lokalizacja inwestycji: dz. nr 579 obr. 33, jedn. ewid. Krowodrza

Inwestor: Wodociągi Miasta Krakowa Spółka Akcyjna
30 - 106 Kraków, ul. Senatorska 1

Funkcja projektowa	Imię i nazwisko	Numer uprawnień budowlanych	Data opracowania	Podpis
Projektant	mgr inż. Tomasz Krawczyk	Upr. budowlane Nr MAP/0217/POOS/09 do projektowania bez ograniczeń w specjalności instalacyjnej w zakresie sieci i instalacji i urządzeń cieplnych, wentylacyjnych, gazowych, wodociągowych i kanalizacyjnych	Lipiec 2022r.	mgr inż. TOMASZ KRAWCZYK uprawnienia budowlane do projektowania bez ograniczeń w specjalności instalacyjnej w zakresie sieci, instalacji i urządzeń cieplnych, wentylacyjnych, gazowych, wodociągowych i kanalizacyjnych Nr ewid. MAP/0217/POOS/2019
Sprawdzający	mgr inż. Artur Ożóg	Upr. budowlane Nr MAP/0499/POOS/14 do projektowania bez ograniczeń w specjalności instalacyjnej w zakresie sieci i instalacji i urządzeń cieplnych, wentylacyjnych, gazowych, wodociągowych i kanalizacyjnych	Lipiec 2022r.	mgr inż. Artur Ożóg upr. MAP/0499/POOS/14 do projektowania bez ograniczeń w zakresie sieci, instalacji i urządzeń cieplnych, wentylacyjnych, gazowych, wodociągowych i kanalizacyjnych 

Opracowanie zawiera:

- I. Część opisową**
- II. Część graficzną**

I. Część opisowa

Spis treści

1. Przedmiot i zakres opracowania
2. Lokalizacja inwestycji
3. Stan istniejący
4. Projektowane zagospodarowanie terenu - ogrodzenie
5. Charakterystyka techniczna projektowanych obiektów
- 5.1. Ogrodzenie
- 5.2. Brama i furtka
6. Uwagi końcowe

II. Część graficzna

Spis rysunków:

- | | |
|-----------------------------|--------------|
| 1. Ogrodzenie – rzut | skala 1: 100 |
| 2. Ogrodzenie – rozwinięcie | skala 1: 100 |
| 3. Ogrodzenie – widok | skala – |
| 4. Ogrodzenie – szczegóły | skala – |
| 5. Ogrodzenie – brama | skala – |
| 6. Ogrodzenie – furtka | skala – |

I. Część opisowa

1. Przedmiot i zakres opracowania

Przedmiotem opracowania jest budowa ogrodzenia w ramach projektu budowy hydroforni „Jasnogórska” dawniej „Tonie 2” na działce nr 579 obręb 33 jednostka ewidencyjna Krowodrza.

Inwestycja polegać będzie na wykonaniu nowych elementów ogrodzenia w granicy działki nr 579 oraz wykonaniu bramy wjazdowej dwuskrzydłowej i furtki na teren projektowanej hydroforni.

2. Lokalizacja inwestycji

Projektowane ogrodzenie składa się z odcinków: A-B, B-C, C-D, A-D zlokalizowanych na dz. nr 579 obręb 33 jednostka ewidencyjna Krowodrza.

3. Stan istniejący

W chwili obecnej na działce nr 579 obręb 33 jednostka ewidencyjna Krowodrza nie ma ogrodzenia. Działka stanowi teren zielony, niezabudowany będący własnością Gminy Kraków.

4. Projektowane zagospodarowanie terenu - ogrodzenie

Projektowane ogrodzenie będzie przebiegać w granicy działki nr 579 obręb 33 jednostka ewidencyjna Krowodrza. Na odcinku A-D projektowanego ogrodzenia należy zamontować bramę wjazdową dwuskrzydłową o szerokości 5,0m oraz furtkę o szerokości 1,0m. Przy przęśle o szerokości 1,43m będzie zamontowana skrzynka ze złączem agregatowym zgodnie z opracowaniem branży AKPIA – Tom II.

5. Charakterystyka techniczna projektowanych obiektów

5.1. Ogrodzenie

W ramach niniejszego opracowania projektuje się ogrodzenie o łącznej długości (wraz z bramą i furtką) $L \approx 94,5$ m i wysokości 1,80 m (wysokość całkowita z uwzględnieniem fundamentów - 2,0m), stalowe, składające się z elementów powtarzalnych, tj. przęseł i słupków osadzonych w betonowych fundamentach. Rozstaw słupków dostosowany został do kształtu działki, układu urządzeń i rurociągów zewnętrznych (zlokalizowanych poza komorą hydroforni) oraz komunikacji w obrębie ogrodzenia.

Ogrodzenie składa się z przęseł typowych i nietypowych zgodnie z zestawieniem:

przęsła typowe o szerokości:

- $L = 2,5\text{m}$ (6 kpl.)

przęsła nietypowe o szerokościach:

- $L = 2,66\text{m}$ (5kpl.),
- $L = 2,60\text{m}$ (2 kpl.),
- $L = 2,55\text{m}$ (21 kpl.),
- $L = 1,43\text{m}$ (1 kpl.).

Ponadto należy przewidzieć, że na każdym odcinku ogrodzenia powinny występować przęsła dylatowane.

Projektowane ogrodzenie składa się z odcinków: A-B, B-C, C-D, A-D. Poszczególne odcinki ogrodzenia mają długość:

- **Odcinek A-B:** $L=37,95\text{m}$ (6 przęseł $L=2,50\text{m}$, 9 przęseł $L=2,55\text{m}$),
- **Odcinek B-C:** $L=13,30\text{m}$ (5 przęseł $L=2,66\text{m}$).
- **Odcinek D-C:** $L=25,6\text{m}$ (8 przęseł $L=2,55\text{m}$, 2 przęsła $L=2,60\text{m}$),

- **Odcinek A-D:** L=17,63m (4 przęsła L=2,55m, 1 przęsło L=1,43m oraz brama L=5,0m i furtka L=1,0m),

5.2. Brama i furtka

W ramach niniejszego opracowania zaprojektowano bramę wjazdową i furtkę zlokalizowaną w zakresie ogrodzenia na odcinku A-D.

Brama:

Zaprojektowano bramę rozwieralną dwuskrzydłową, o wymiarach 500x200cm. Szczegóły wraz z zestawieniem stali przedstawia rys. nr 5.

Furtka:


Zaprojektowano furtkę rozwieralną jednoskrzydłową o wymiarach 100x200cm. Szczegóły wraz z zestawieniem stali przedstawia rys. nr 6.

6. Uwagi końcowe

- wszelkie roboty wykonać zgodnie z normami i przepisami BHP,
- przy realizacji fundamentów ogrodzenia należy uwzględnić, że maksymalny uskok przęseł obniżonych może wynosić 30cm,
- stalowe elementy przęseł, po odtłuszczeniu zabezpieczyć antykorozyjnie (2x farba miniowa), malować w kolorze ciemnozielonym – RAL6000,
- fundamenty słupków oraz belki podwalinowe – prefabrykowane lub wylewane na mokro (beton C12/15),
- elementy ogrodzenia wykonać ze stali, zgodnie z zestawieniem stali na rysunkach nr 3, 5, 6.
- zasady wykonania słupków narożnych i dylatacji zgodnie z rys. 4.
- rodzaj zawiasów i zamka dla bramy i furtki uzgodnić z Użytkownikiem,

Opracował
mgr inż. Bożena Chmielowska

mgr inż. **TOMASZ KRAWCZYK**
uprawnienia budowlane do projektowania
bez ograniczeń w specjalności instalacyjnej
w zakresie sieci, instalacji i urządzeń
ciepłych, wentylacyjnych, gazowych,
wodociągowych i kanalizacyjnych
Nr ewid. MAP/0217/POOS/2009

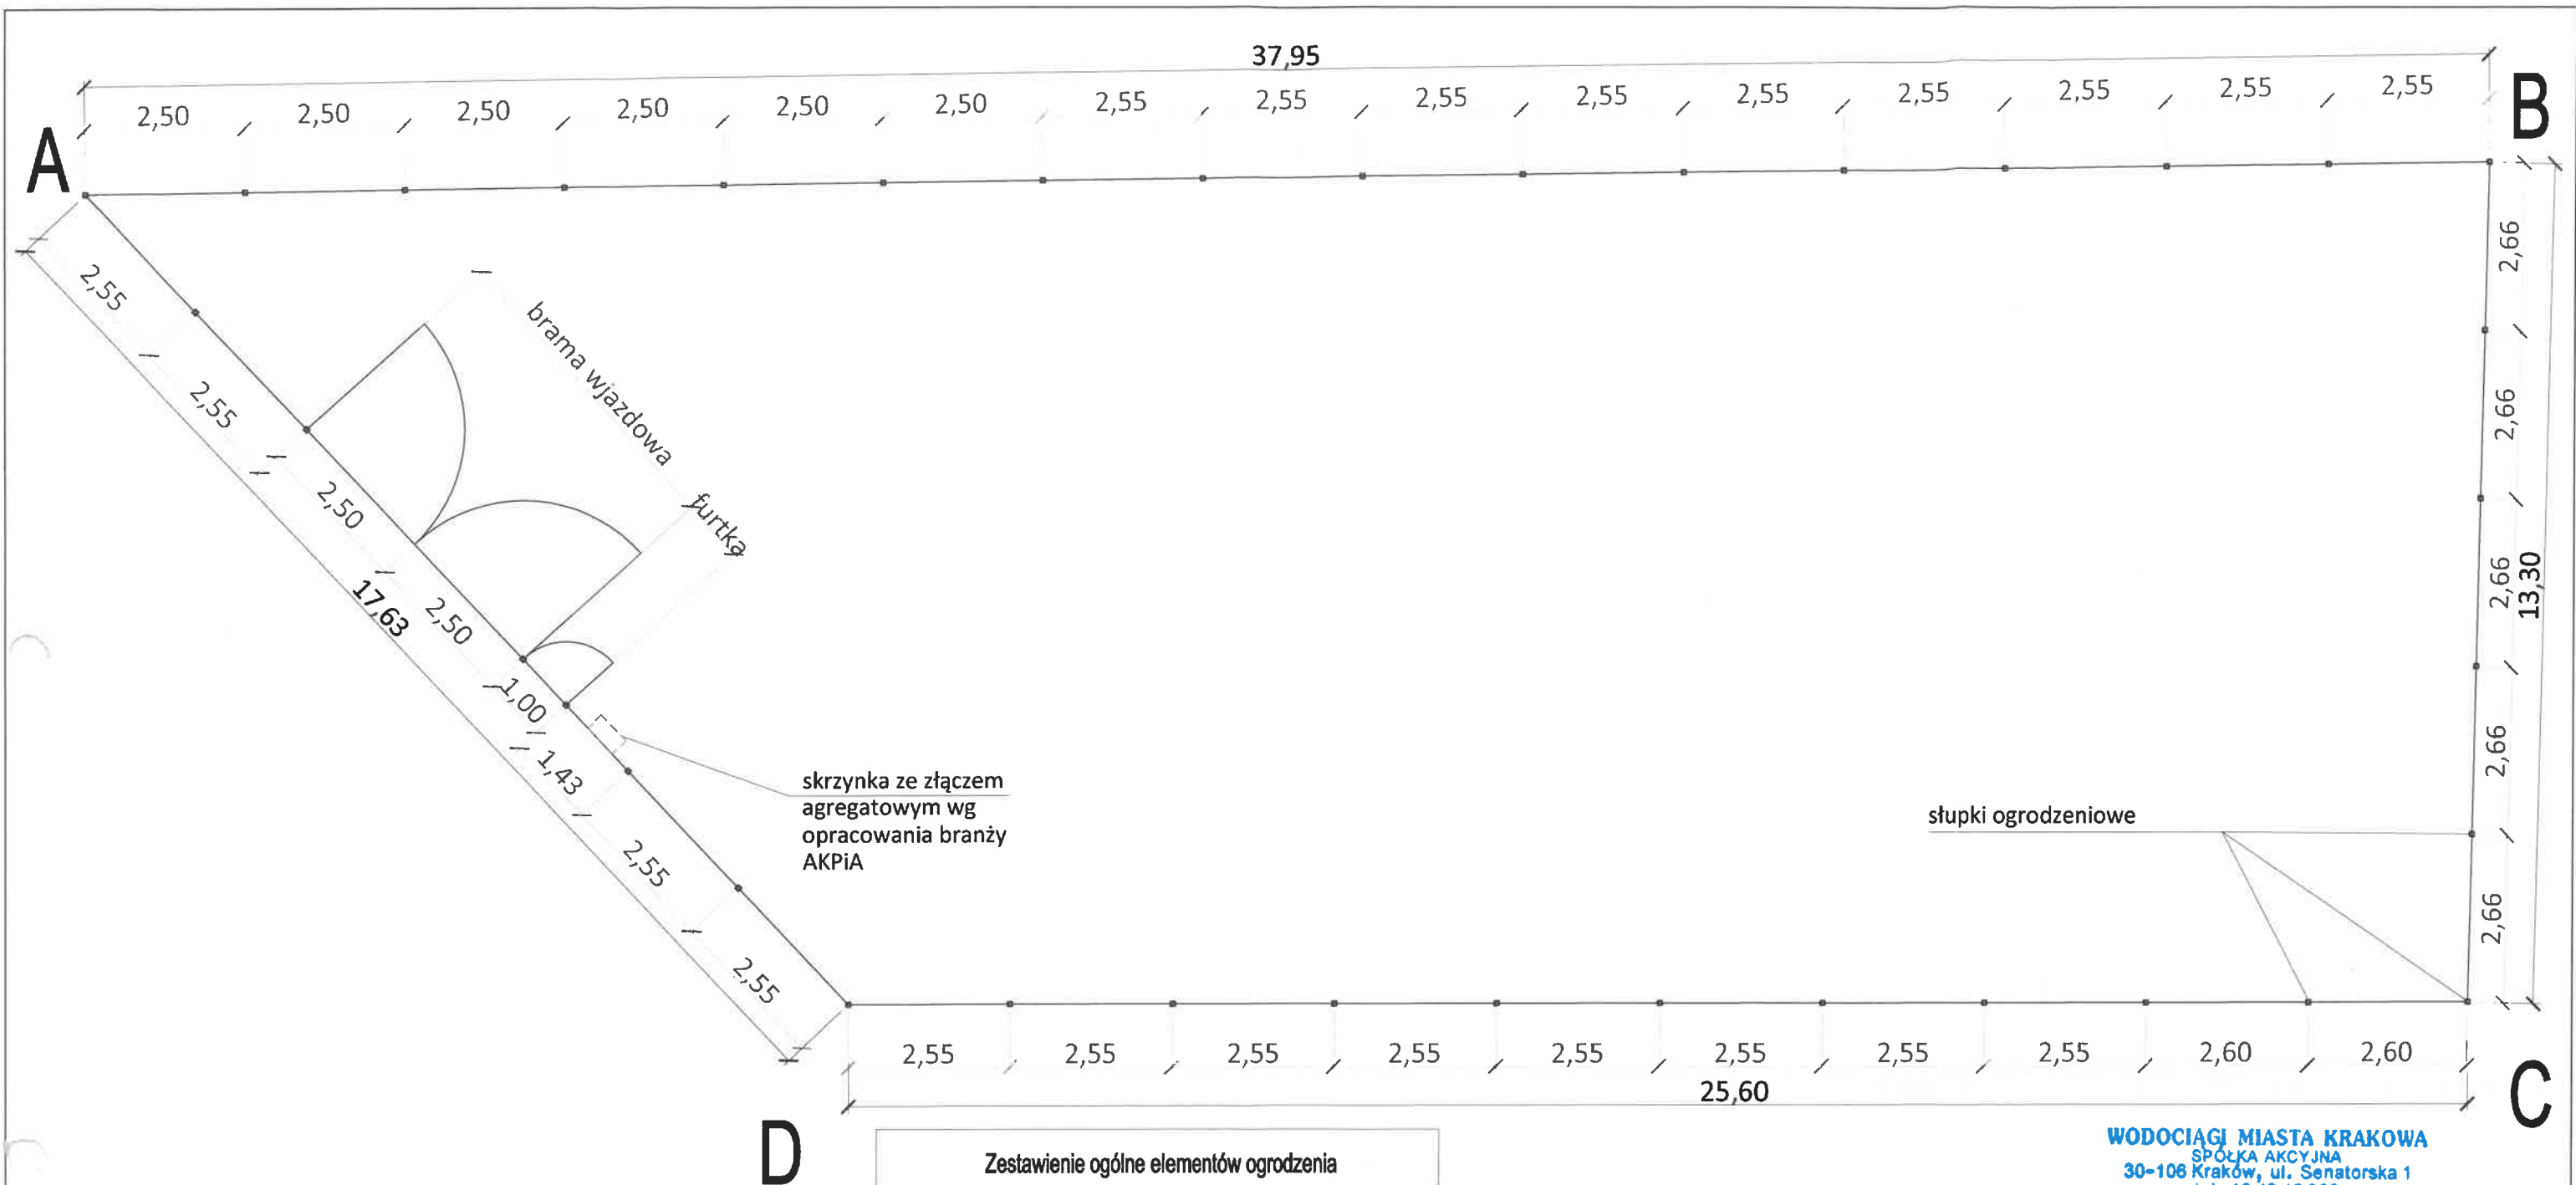

D

Zestawienie ogólne elementów ogrodzenia	
BRAMA	1 kpl.
FURTKA	1 kpl.
SŁUPY BRAMOWE	3 szt.
SŁUPY POŚREDNIE	31 szt.
SŁUPY NAROŻNE	4 szt.
DŁUGOŚĆ OGRODZENIA	88,5m
DŁ. OGRODZENIA Z BRAMĄ I FURTKĄ	94,5m
ILOŚĆ PRZĘSEŁ L=2,66m	5 kpl.
ILOŚĆ PRZĘSEŁ L=2,60m	2 kpl.
ILOŚĆ PRZĘSEŁ L=2,55m	21 kpl.
ILOŚĆ PRZĘSEŁ L=2,50m	6 kpl.
ILOŚĆ PRZĘSEŁ L=1,43m	1 kpl.


Uwaga: brama powinna być wyposażona blokadę zamknięcia oraz zamek na klucz

WODOCIĄGI MIASTA KRAKOWA
 SPÓŁKA AKCYJNA
 30-106 Kraków, ul. Senatorska 1
 tel. 12 42 42 300
 Regon 350720714, NIP 6750000065
 KRS 0000057956, BDO 000007387
 (19)


1R.6223.10.2022

Inwestor:		Wodociągi Miasta Krakowa Spółka Akcyjna		Adres: ul. Senatorska 1, 30-106 Kraków, Centrala: +48 12 42 42 300, fax: +48 12 42 42 322, nr alarmowy: 994 e-mail: biuro@wodociagi.krakow.pl, www.wodociagi.krakow.pl	
Jednostka projektowa:		Dział Projektowania RBC WODOCIĄGI MIASTA KRAKOWA		Temat: BUDOWA HYDROFORNI „JASNOGÓRSKA” (DAWNIEJ „TONIE 2”) PRZY UL. JASNOGÓRSKIEJ W KRAKOWIE NA DZIAŁCE NR 579 OBR. 33 JEDN. EWID. KROWODRZA WRAZ Z ZJAZDEM Z UL. JASNOGÓRSKIEJ, WEWNĘTRZNYM PLACEM MANEWROWYM, OGRODZENIEM I INFRASTRUKTURĄ TECHNICZNĄ T.J. BUDOWĄ ODCINKÓW SIECI WODOCIĄGOWEJ, INSTALACJI KANALIZACJI SANITARNEJ, INSTALACJI ELEKTRYCZNYCH I AKPIA ORAZ LINII KABLOWEJ 0,4KV ZASILAJĄCEJ PRZEDMIOTOWĄ HYDROFORNIĘ	
Treść:		OGRODZENIE - RZUT		Nr rys. 1	
Branża:	TS	Imię i nazwisko	Nr spec. uprawnień	Podpis	Skala: 1:100
Projektował:	mgr inż. Tomasz Krawczyk	MAP/0217/POOS/09 inst., sieci wod-kan.			
Opracował:	mgr inż. Bożena Chmielowska				
Sprawdził:	mgr inż. Artur Ożóg	MAP/0499/POOS/14 inst., sieci wod-kan.			Data: 07.2022


WIDOK OD WEWNĄTRZ

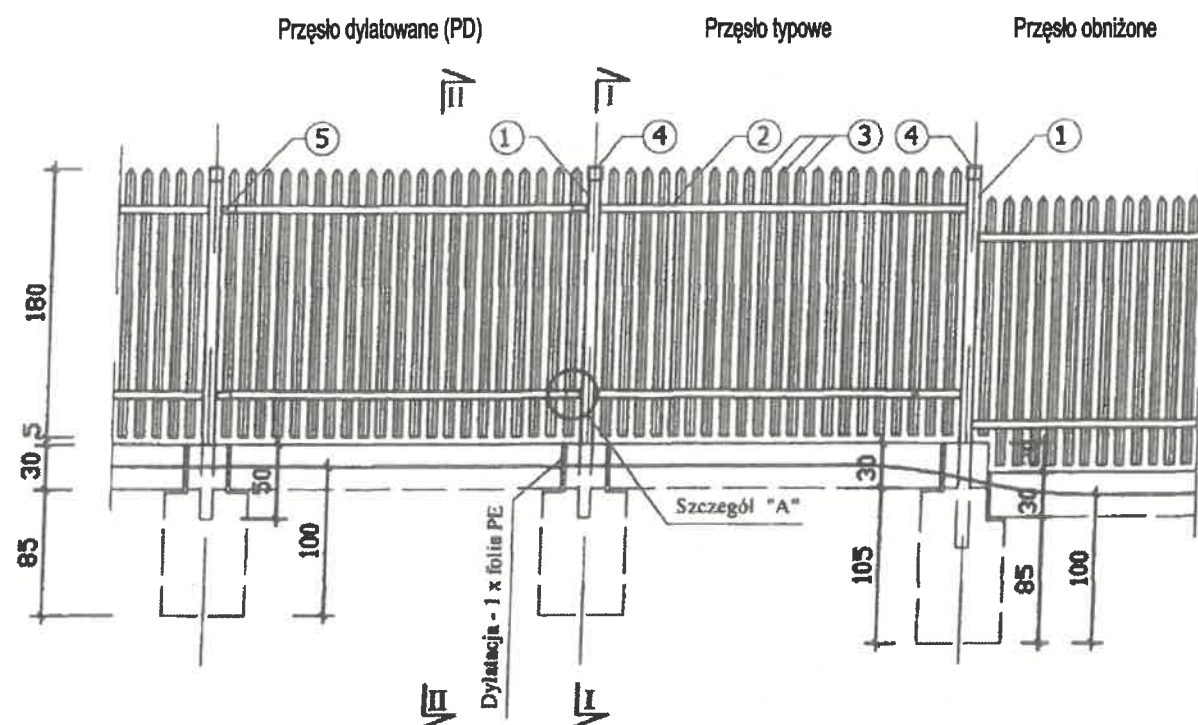


Rzut (przęsło typowe - rozstaw osiowy 2,5m)

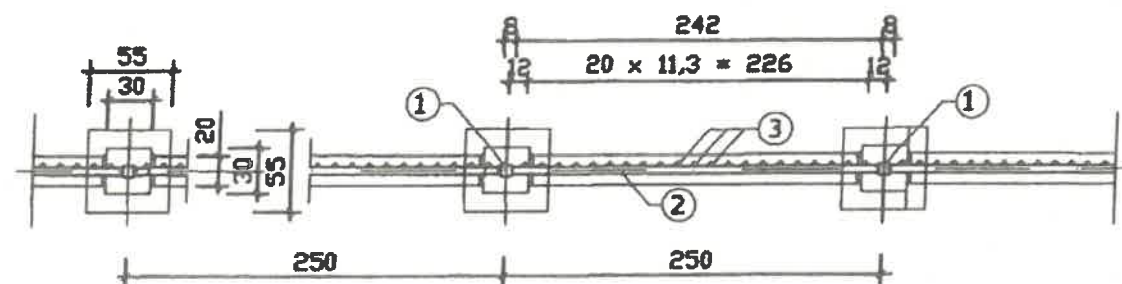

Przekrój I-I

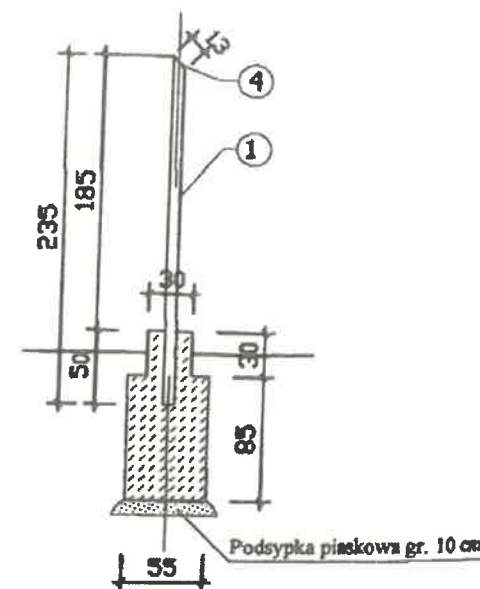

Przekrój II-II

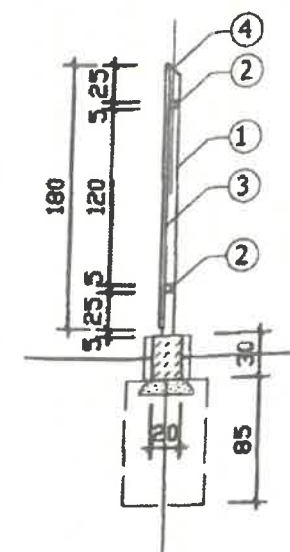


Uwaga:

1. Maksymalny uskok przęseł obniżonych - 30cm
2. Stalowe elementy przęseł, po odtłuszczeniu zabezpieczyć antykorozyjnie (2x farba miniowa) i malować w kolorze ciemnozielonym - RAL6000
3. Fundamenty słupków oraz belki podwalinowe - prefabrykowane lub wylewane na mokro (beton - C12/15)
4. Zestawienie stali dla elementu nr 5 (szytce) - na rysunku "Ogrodzenie - szczegóły"


ZESTAWIENIE STALI DLA PRZĘSŁA TYPOWEGO					
NR	NAZWA ELEMENTU	KSZTAŁTOWNIK	DŁUGOŚĆ CAŁK. [m]	CIEŻAR JEDN. [kg/m]	CIEŻAR CAŁK. [kg/m]
1	SŁUPEK	KSZTAŁTOWNIK KWADRATOWY ZAMKNIĘTY 80X80X4	2,35	9,00	21,15
2	RYGIEL	KSZTAŁTOWNIK KWADRATOWY ZAMKNIĘTY 50X50X4	4,84	5,23	25,31
3	SZCZEBEL	KĄTOWNIK 40X40X3	37,80	1,84	69,55
4	ZASŁĘPKA	PLASKOWNIK	0,13	2,12	0,28
RAZEM					116,29
+ 3% NA CIĘCIE I SPAWY					3,49
ŁĄCZNE					119,78

Inwestor:		 WODOCIĄGI Miasta Krakowa		Wodociągi Miasta Krakowa Spółka Akcyjna Adres: ul. Senatorska 1, 30-106 Kraków. Centrala: +48 12 42 42 300, fax: +48 12 42 42 322, nr alarmowy: 994 e-mail: biuro@wodociagi.krakow.pl, www.wodociagi.krakow.pl	
Jednostka projektowa:		Dział Projektowania RBC WODOCIĄGI MIASTA KRAKOWA			
Temat:		BUDOWA HYDROFORNI „JASNOGÓRSKA” (DAWNIEJ „TONIE 2”) PRZY UL. JASNOGÓRSKIEJ W KRAKOWIE NA DZIAŁCE NR 579 OBR. 33 JEDN. EWID. KROWODRZA WRAZ Z ZJAZDEM Z UL. JASNOGÓRSKIEJ, WEWNĘTRZNYM PLACEM MANEWROWYM, OGRODZENIEM I INFRASTRUKTURĄ TECHNICZNĄ T.J. BUDOWĄ ODCINKÓW SIECI WODOCIĄGOWEJ, INSTALACJI KANALIZACJI SANITARNEJ, INSTALACJI ELEKTRYCZNYCH I AKPIA ORAZ LINII KABLOWEJ 0,4KV ZASILAJĄCEJ PRZEDMIOTOWĄ HYDROFORNIĘ			
Treść:		OGRODZENIE - WIDOK			Nr rys. 3
Branża:	TS	Imię i nazwisko	Nr spec. uprawnień	Podpis	Skala:
Projektował:		mgr inż. Tomasz Krawczyk	MAP/0217/POOS/09 inst., sieci wod-kan.		-
Opracował:		mgr inż. Bożena Chmielowska			
Sprawdził:		mgr inż. Artur Ożóg	MAP/0499/POOS/14 inst., sieci wod-kan.		Data: 07.2022


ZASADA WYKONYWANIA SŁUPKÓW NAROŻNYCH RZUT

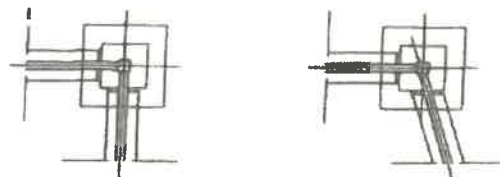


AKSONOMETRIA FUNDAMENTU SŁUPKA OGRODZENIA

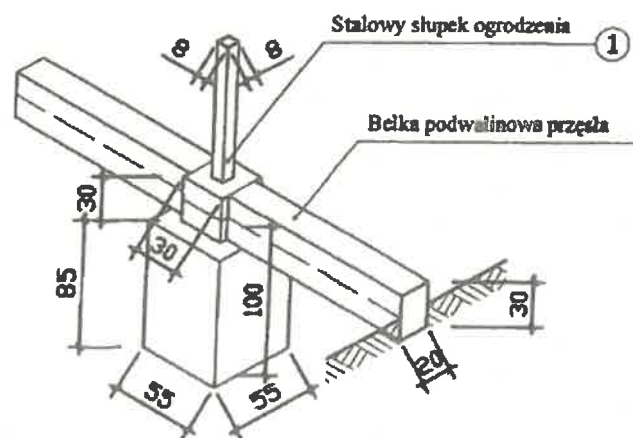


SZCZEGÓŁ "A" dylatacja przęsła PRZEKRÓJ skala 1:10

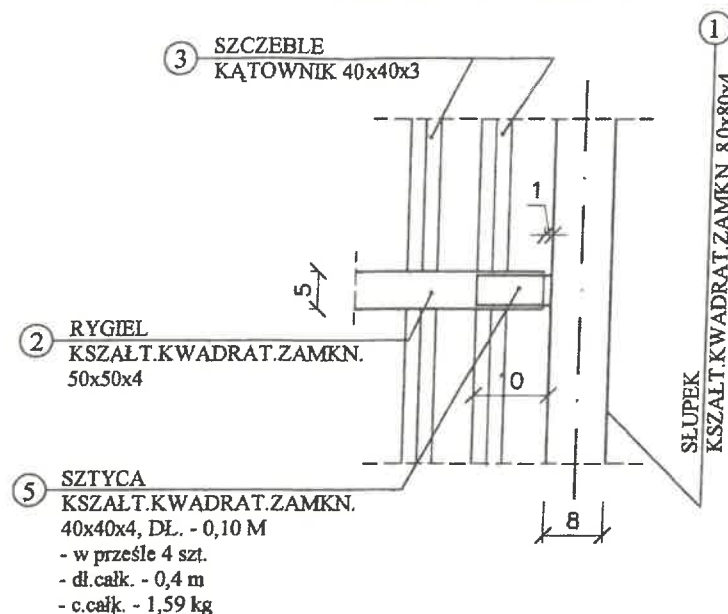

SZCZEGÓŁ "A" dylatacja przęsła PRZEKRÓJ skala 1:10

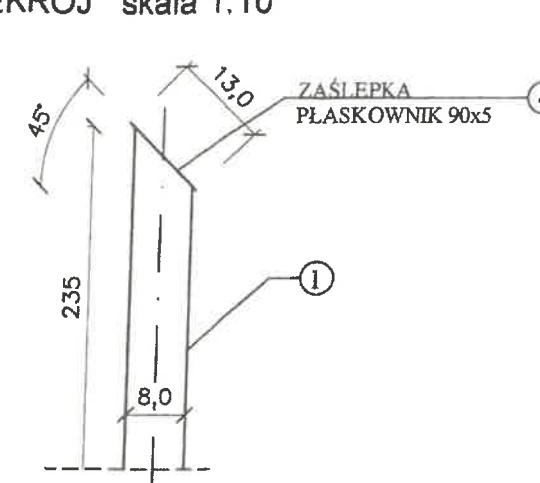


SZCZEGÓŁ PRZESŁ - RZUT skala 1:10

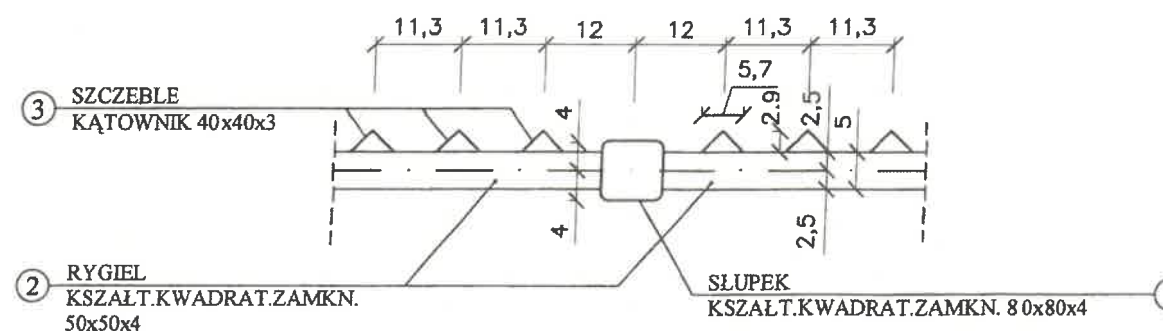


Zestawienie przęsł:
PRZĘSŁA TYPOWE (rozstaw osiowy 2,5m) - 5
PRZĘSŁA NIETYPOWE - 31
ŁĄCZNIE - 36

Inwestor:		 WODOCIĄGI Miasta Krakowa		Wodociągi Miasta Krakowa Spółka Akcyjna Adres: ul. Senatorska 1, 30-106 Kraków, Centrala: +48 12 42 42 300, fax: +48 12 42 42 322, nr alarmowy: 994 e-mail: biuro@wodociagi.krakow.pl, www.wodociagi.krakow.pl	
Jednostka projektowa:		Dział Projektowania RBC WODOCIĄGI MIASTA KRAKOWA			
Temat:		BUDOWA HYDROFORNI „JASNOGÓRSKA” (DAWNIEJ „TONIE 2”) PRZY UL. JASNOGÓRSKIEJ W KRAKOWIE NA DZIAŁCE NR 579 OBR. 33 JEDN. EWID. KROWODRZA WRAZ Z ZJAZDEM Z UL. JASNOGÓRSKIEJ, WEWNĘTRZNYM PLACEM MANEWROWYM, OGRODZENIEM I INFRASTRUKTURĄ TECHNICZNĄ T.J. BUDOWĄ ODCINKÓW SIECI WODOCIĄGOWEJ, INSTALACJI KANALIZACJI SANITARNEJ, INSTALACJI ELEKTRYCZNYCH I AKPIA ORAZ LINII KABLOWEJ 0,4KV ZASILAJĄCEJ PRZEDMIOTOWĄ HYDROFORNIĘ			
Treść:		OGRODZENIE - SZCZEGÓŁY			Nr rys. 4
Branża:	TS	Imię i nazwisko	Nr spec. uprawnień	Podpis	Skala:
Projektował:	mgr inż. Tomasz Krawczyk	MAP/0217/POOS/09 inst., sieci wod-kan.			-
Opracował:	mgr inż. Bożena Chmielowska				
Sprawdził:	mgr inż. Artur Ożóg	MAP/0499/POOS/14 inst., sieci wod-kan.			Data: 07.2022


BRAMA - WIDOK OD WEWNATRZ

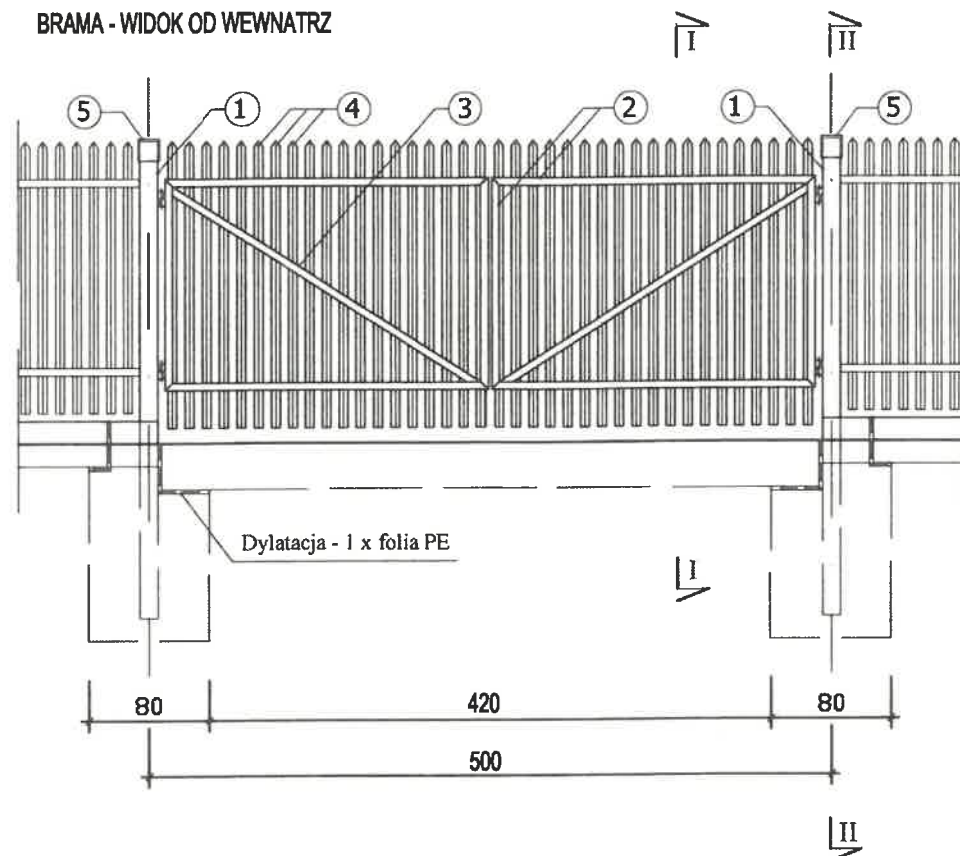


RZUT BRAMY - FUNDAMENTY

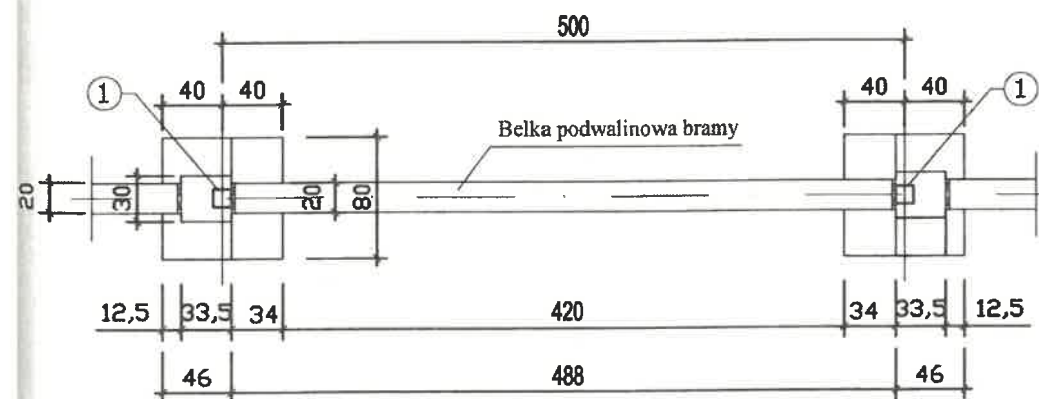


RZUT BRAMY

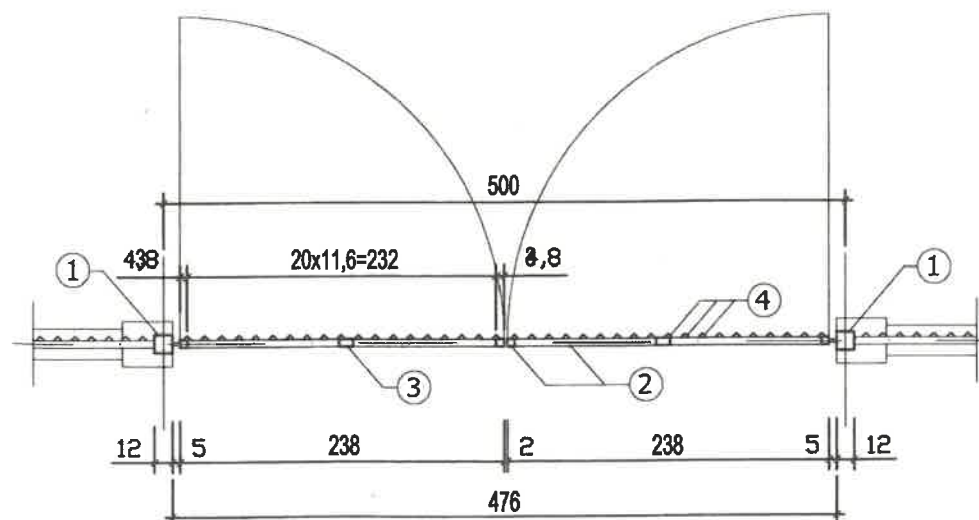


PRZEKRÓJ I-I

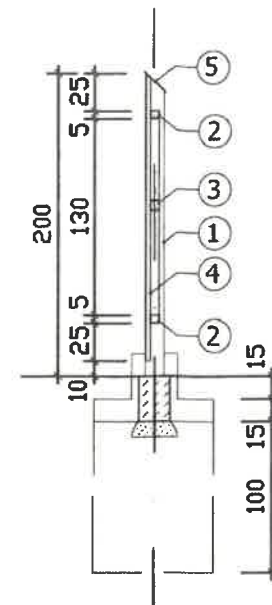

PRZEKRÓJ II-II

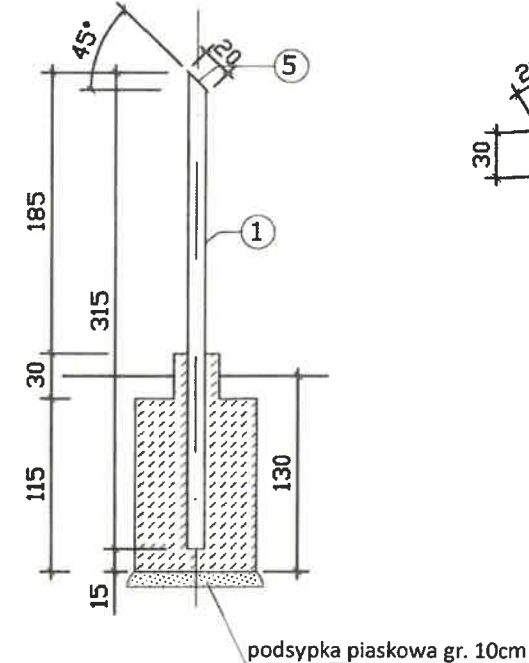

AKSONOMETRIA FUNDAMENTU SŁUPKA BRAMY

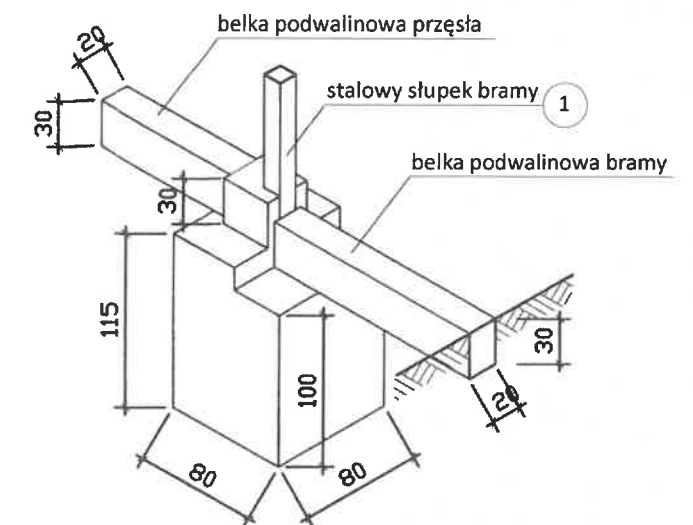

ZESTAWIENIE STALI DLA BRAMY

NR	NAZWA ELEMENTU	KSZTAŁTOWNIK	DŁUGOŚĆ CAŁK. [m]	CIEŻAR JEDN. [kg/m]	CIEŻAR CAŁK. [kg/m]
1	SŁUPEK	KSZTAŁTOWNIK KWADRATOWY ZAMKNIĘTY 120X120X5	6,3	17,22	108,49
2	RAMA	KSZTAŁTOWNIK KWADRATOWY ZAMKNIĘTY 50X50X4	14,72	5,23	76,99
3	ZASTRZAŁ	KSZTAŁTOWNIK KWADRATOWY ZAMKNIĘTY 50X50X4	5,42	5,23	28,35
4	SZCZEBEL	KĄTOWNIK 40X40X3	76,0	1,84	139,84
5	ZASŁEPKA	PŁASKOWNIK 140X5	0,4	5,5	2,2
RAZEM					355,87
+3% NA CIĘCIE I SPAWY					10,68
ŁĄCZNIE					366,55

Uwaga:

- Rodzaj zawiasów i zamka w uzgodnieniu z Użytkownikiem
- Ewentualne dodatkowe elementy wyposażenia furtki (np. sterowniki do otwierania automatycznego) uzgodnić z Użytkownikiem
- Stalowe elementy furtki, po odtuszczeniu, zabezpieczyć antykorozyjnie (2x farba miniowa) i malować w kolorze ciemnozielonym - RAL6000
- Fundamenty słupków oraz belki podwalinowe - wylewane na mokro (beton - C12/15)
- Alternatywnie zastosować bramę przesuwaną typową - w uzgodnieniu z Użytkownikiem

Inwestor:



Wodociągi Miasta Krakowa Spółka Akcyjna
Adres: ul. Senatorska 1, 30-106 Kraków. Centrala: +48 12 42 42 300, fax: +48 12 42 42 322, nr alarmowy: 994
e-mail: biuro@wodociagi.krakow.pl, www.wodociagi.krakow.pl

Jednostka
projektowa:

Dział Projektowania RBC
WODOCIĄGI MIASTA KRAKOWA

Temat:

BUDOWA HYDROFORNI „JASNOGÓRSKA” (DAWNIEJ „TONIE 2”) PRZY UL. JASNOGÓRSKIEJ
W KRAKOWIE NA DZIAŁCE NR 579 OBR. 33 JEDN. EWID. KROWODRZA WRAZ Z ZJAZDEM
Z UL. JASNOGÓRSKIEJ, WEWNĘTRZNYM PLACEM MANEROWYM, OGRODZENIEM
I INFRASTRUKTURĄ TECHNICZNĄ T.J. BUDOWĄ ODCINKÓW SIECI WODOCIĄGOWEJ,
INSTALACJI KANALIZACJI SANITARNEJ, INSTALACJI ELEKTRYCZNYCH I AKPIA ORAZ LINII
KABLOWEJ 0,4KV ZASILAJĄCEJ PRZEDMIOTOWĄ HYDROFORNIĘ

Treść:

OGRODZENIE - BRAMA

Nr rys.
5

Branża:	TS	Imię i nazwisko	Nr spec. uprawnień	Podpis	Skala:
Projektował:		mgr inż. Tomasz Krawczyk	MAP/0217/POOS/09 inst., sieci wod-kan.		
Opracował:		mgr inż. Bożena Chmielowska			
Sprawdził:		mgr inż. Artur Ożóg	MAP/0489/POOS/14 inst., sieci wod-kan.		Data: 07.2022

